



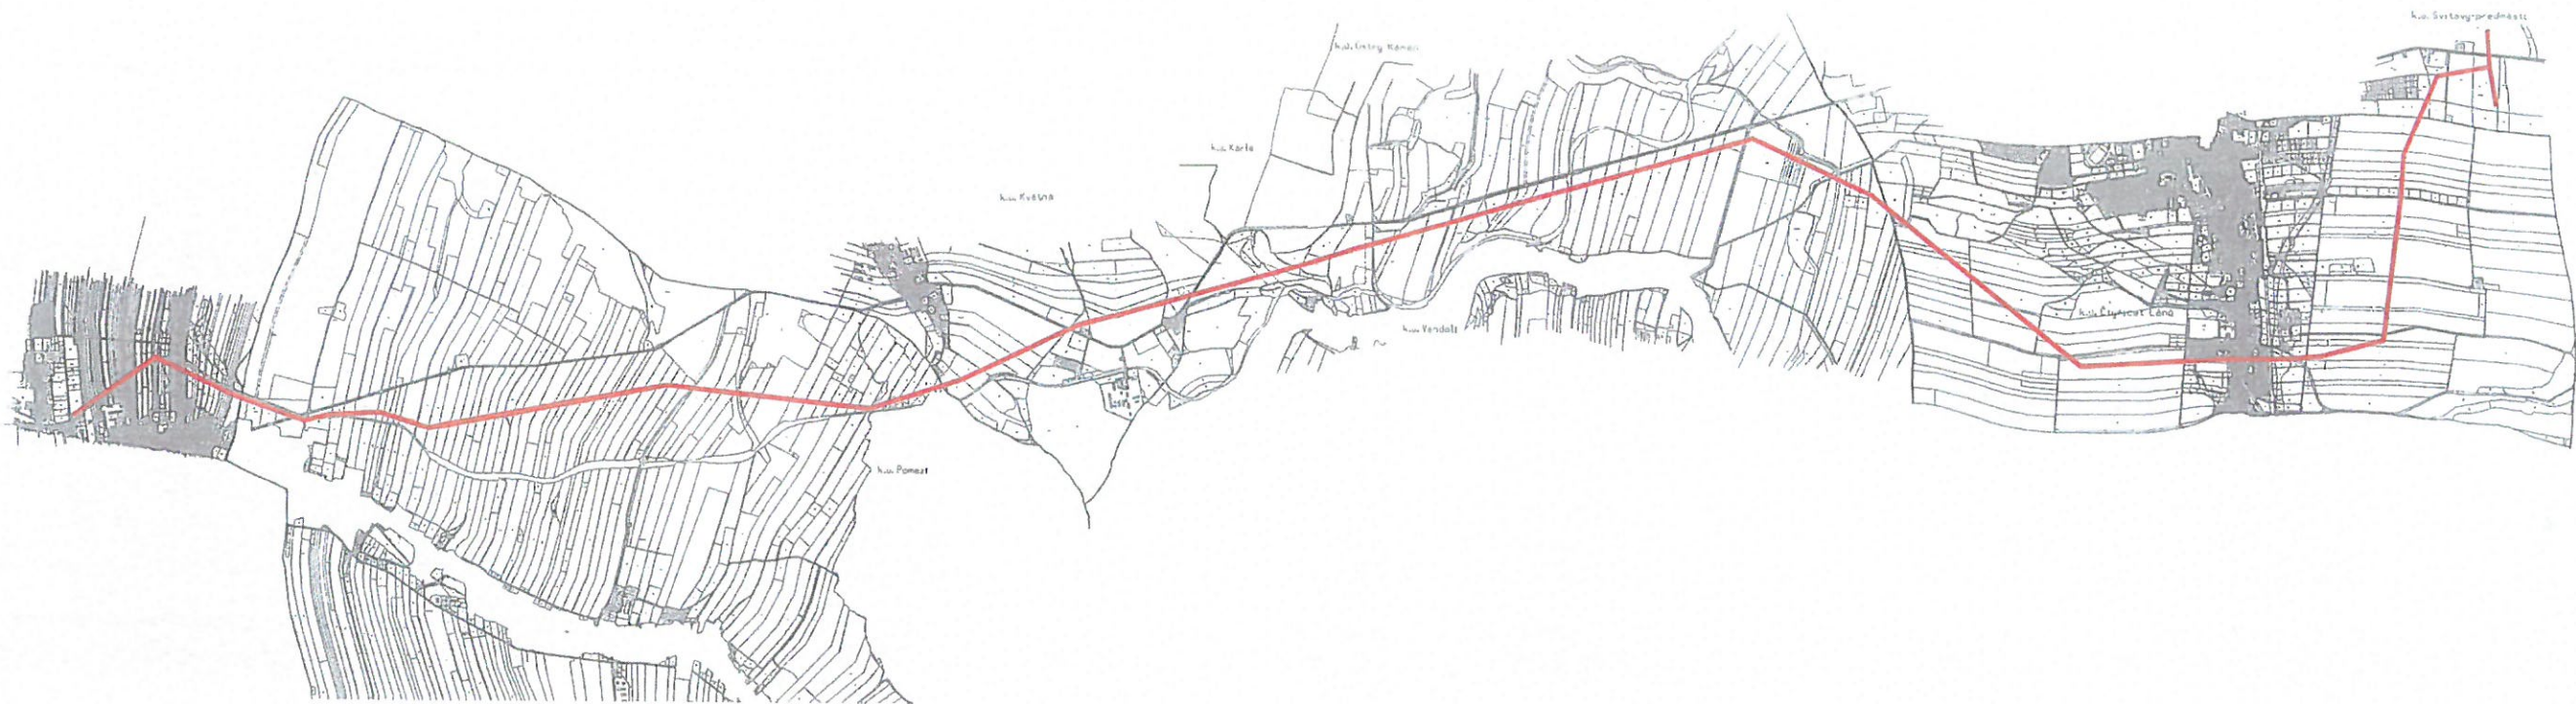

Admitted

| trasa projektované vzdušné vedení 2x 110 kV - 6x 243-AL1/39-ST1A |

				Guldenerova 2577/17 326 00 Plzeň tel. : 326 531 620 mob. : 775 552 973		E-mail : krivanek@energong.cz http://www.energong.cz IČ: 25727362 DIČ: CZ25727362		Zakázka číslo: PS 1826	
kraj: Pardubický		Stavební úřad: Svitavy		Číslo stavby ČEZ Distribuce, a. s.: IE-12-2003679		Vypracoval:		Jakub Latta	
Stavba: POLIČKA - SVITAVY venkovní vedení 110 kV						Autorizovaný Ing.:		Ing. Stanislav Křivánek 	
Výkres č.: 1						Situace v katastrální mapě		Datum: 2015	
Objednatel: ČEZ Distribuce, a. s. Teplická 874/B 405 02 Děčín IV – Podmokly		IČ: 24729035 DIČ: CZ24729035		Měřítko: 1:50 000		Stupeň: PROJEKT STAVBY		Paré číslo:	

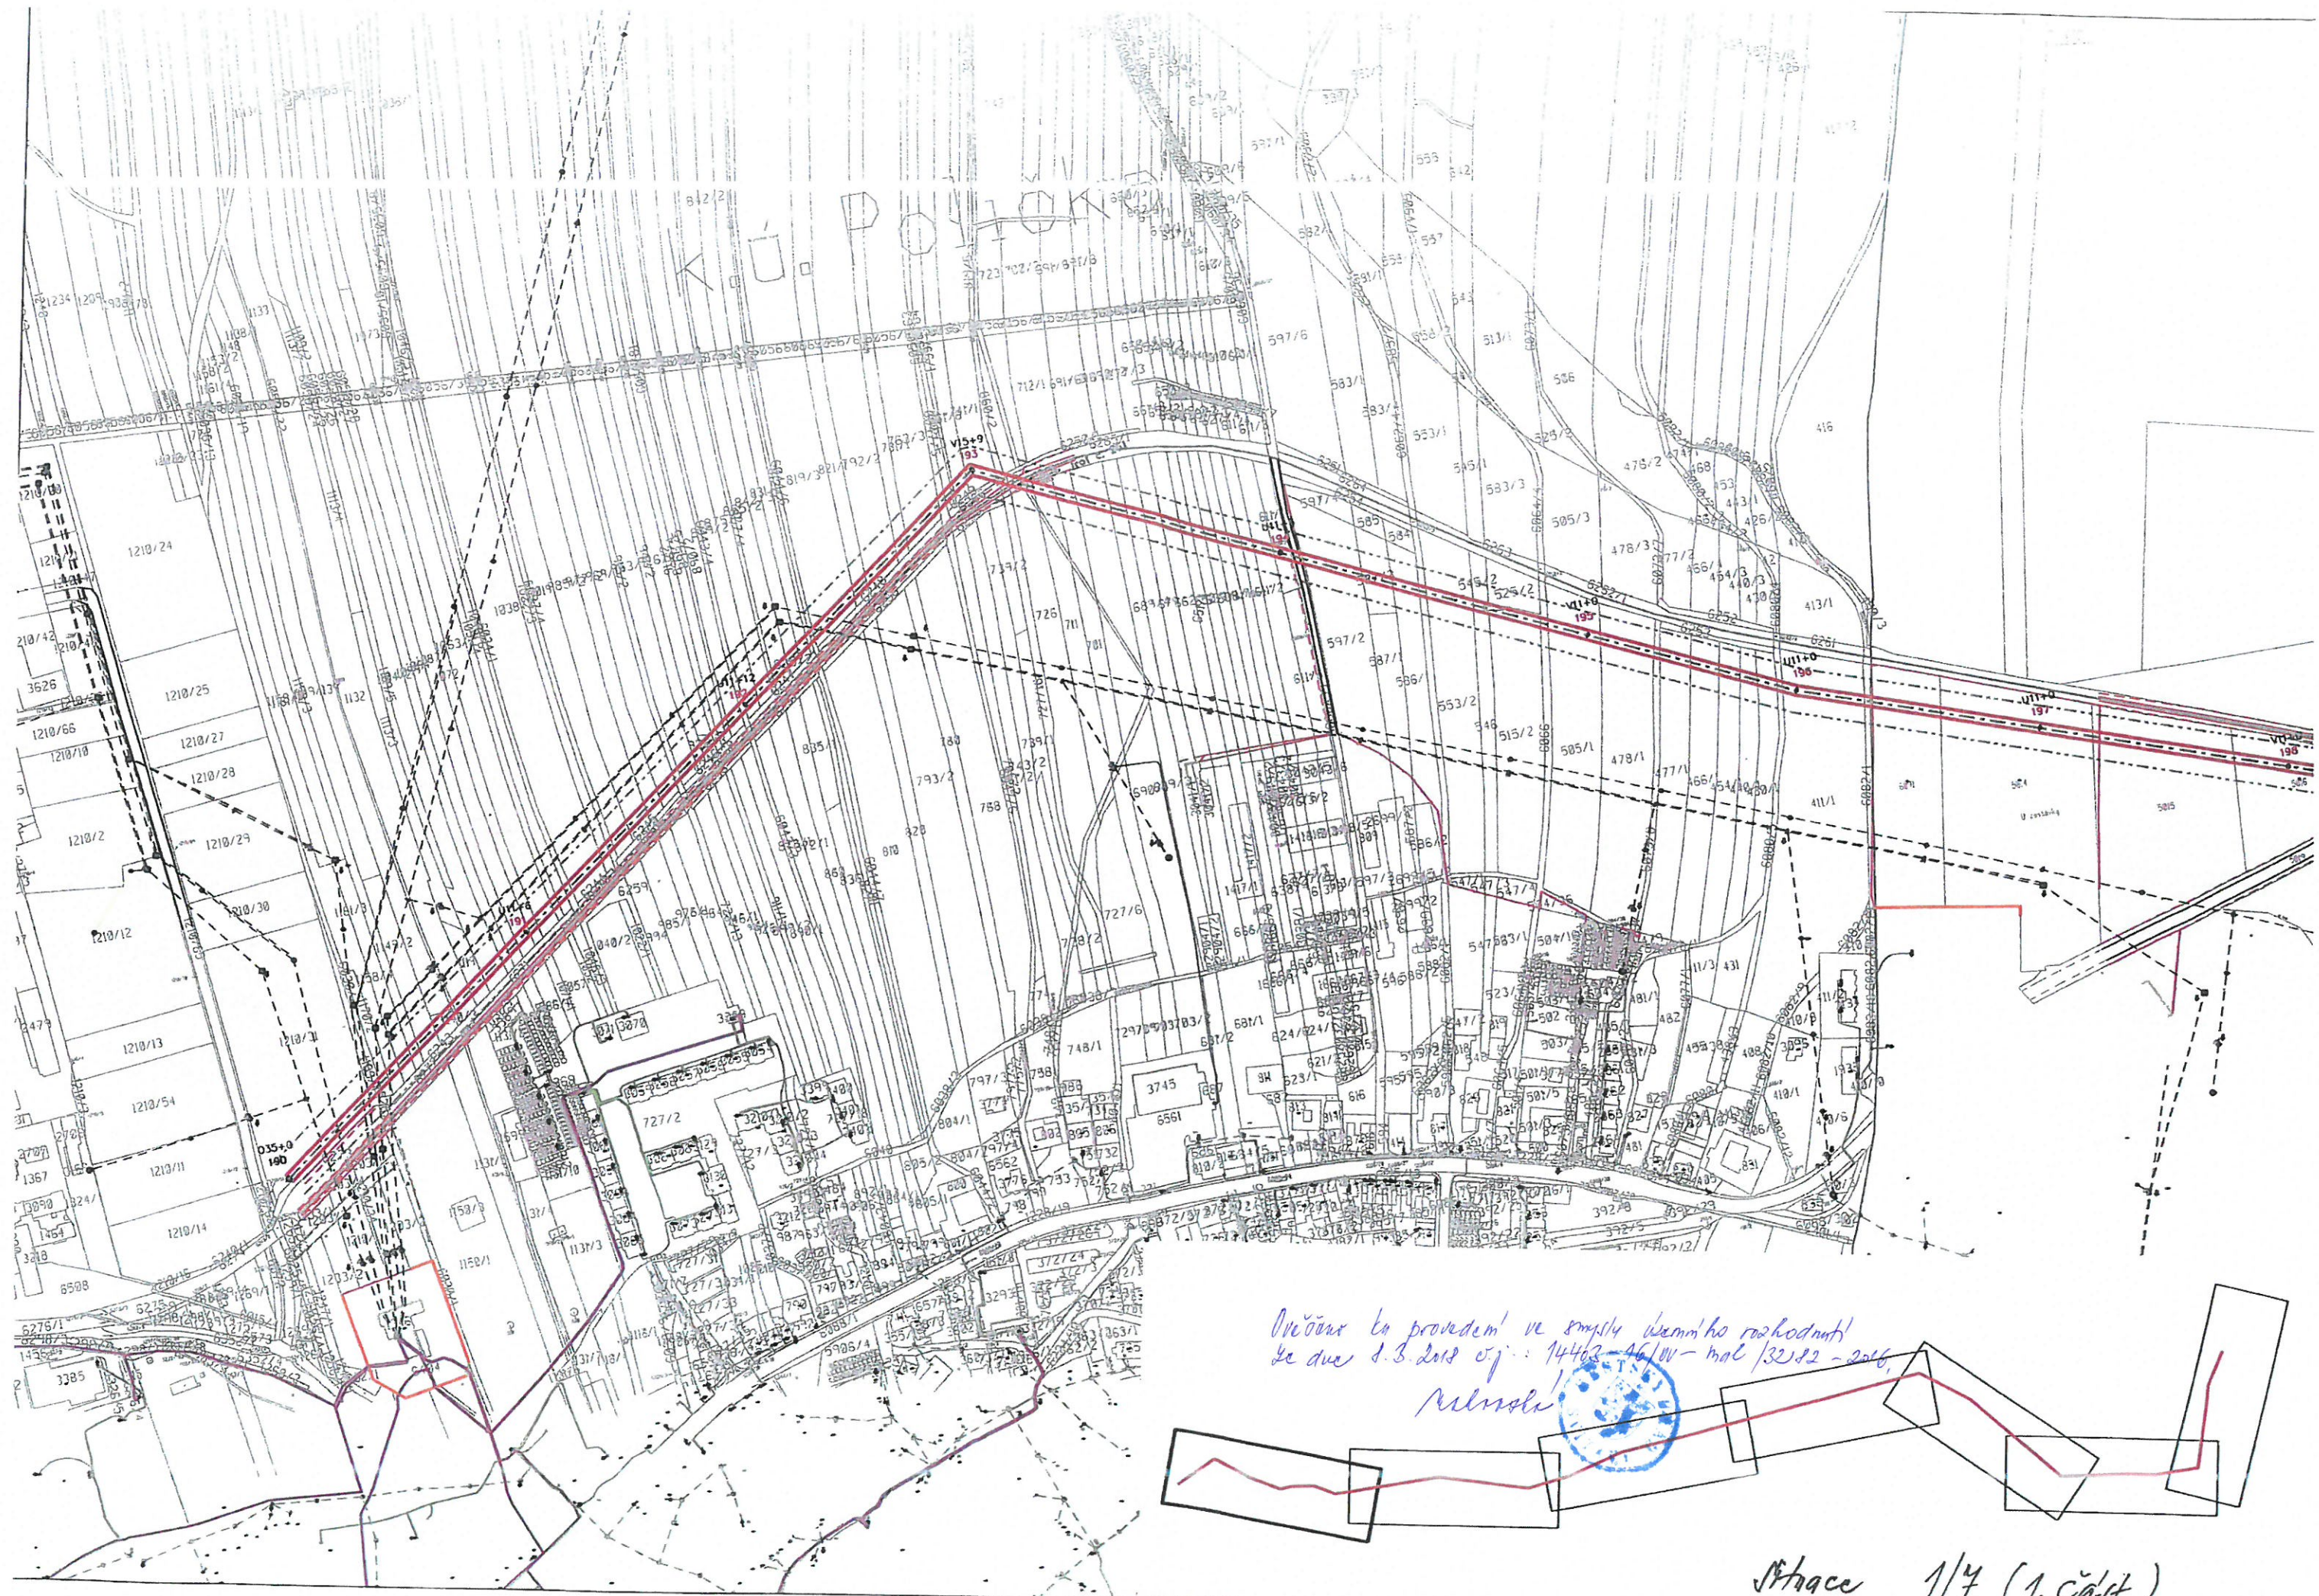

Ověřeno a provedeno ve smyslu územního rozhodnutí
ze dne 1.3.2012 vj: 14463-46/01- mal/3212-2016
Město

Střecha 1/4 (1. část)



1410
Marsala!



-----	projektované vzdušné vodění 110 kV (tvarují vodiče) - 243-M/1/29-511A
-----	projektované vzdušné vodění 110 kV (tvarují vodiče) - 243-M/1/29-511A
-----	projektované 2L - 104-M/1/30-511A
-----	osazená pláva vodění VIII
-----	projektovaný podpěrný bod - přehradový stožár
-----	číslovaní podpěrných bodů
-----	typ podpěrných bodů
-----	rozvržení kabestráčních úseků
-----	porozvržení kabestráčních úseky
-----	stávající vzdušné vodění III ČEZ
-----	stávající kabelové vodění III ČEZ
-----	stávající vzdušné vodění III ČEZ
-----	stávající kabelové vodění III ČEZ
-----	stávající vodění III - zeměvod
-----	stávající vodění III - rozvodna
-----	stávající kabelové vodění ČEZ IČI
-----	stávající kabelové vodění 20 kV
-----	stávající kabelové vodění IV ČZ Tepelná
-----	stávající výhledový rozvod III
-----	stávající střední a vysoký rozvod III
-----	stávající vodovod
-----	stávající ordání objekty
-----	rozvržení plach tvorní tarůvostell
-----	osaz. železnice
-----	busové
-----	výhledové celocenní
-----	celocenní
-----	strany - soviatský poraz
-----	východní železniční hranat



Zakázka číslo:
PS 1826

Paré číslo:


Ověřeno ku provedení ve smyslu územního
rozhodnutí ze dne 2.3.2018 č.j.: 14403 -
16/00 - m.c. 132 82 - 2016,




mluvce



Průběh 2/7 (1. část)

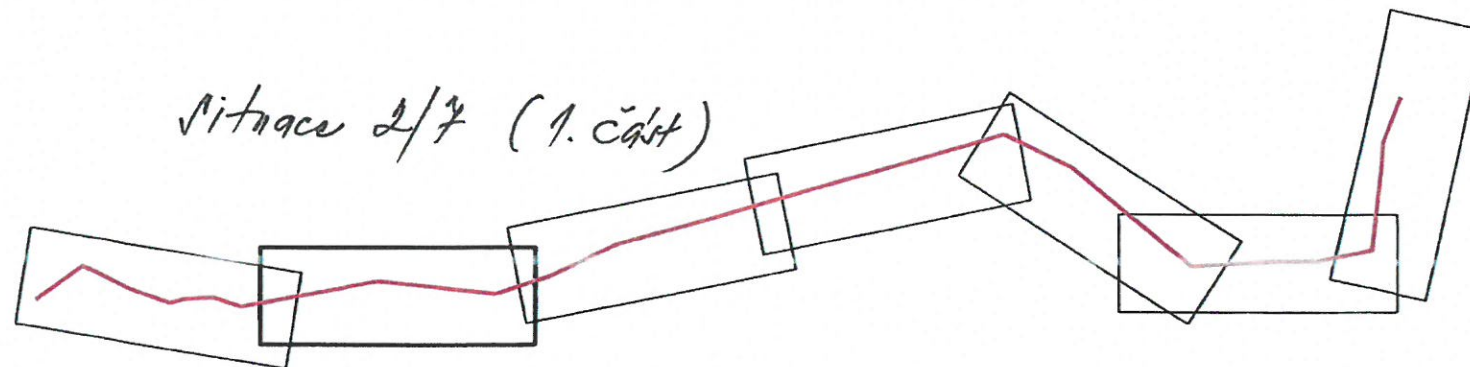


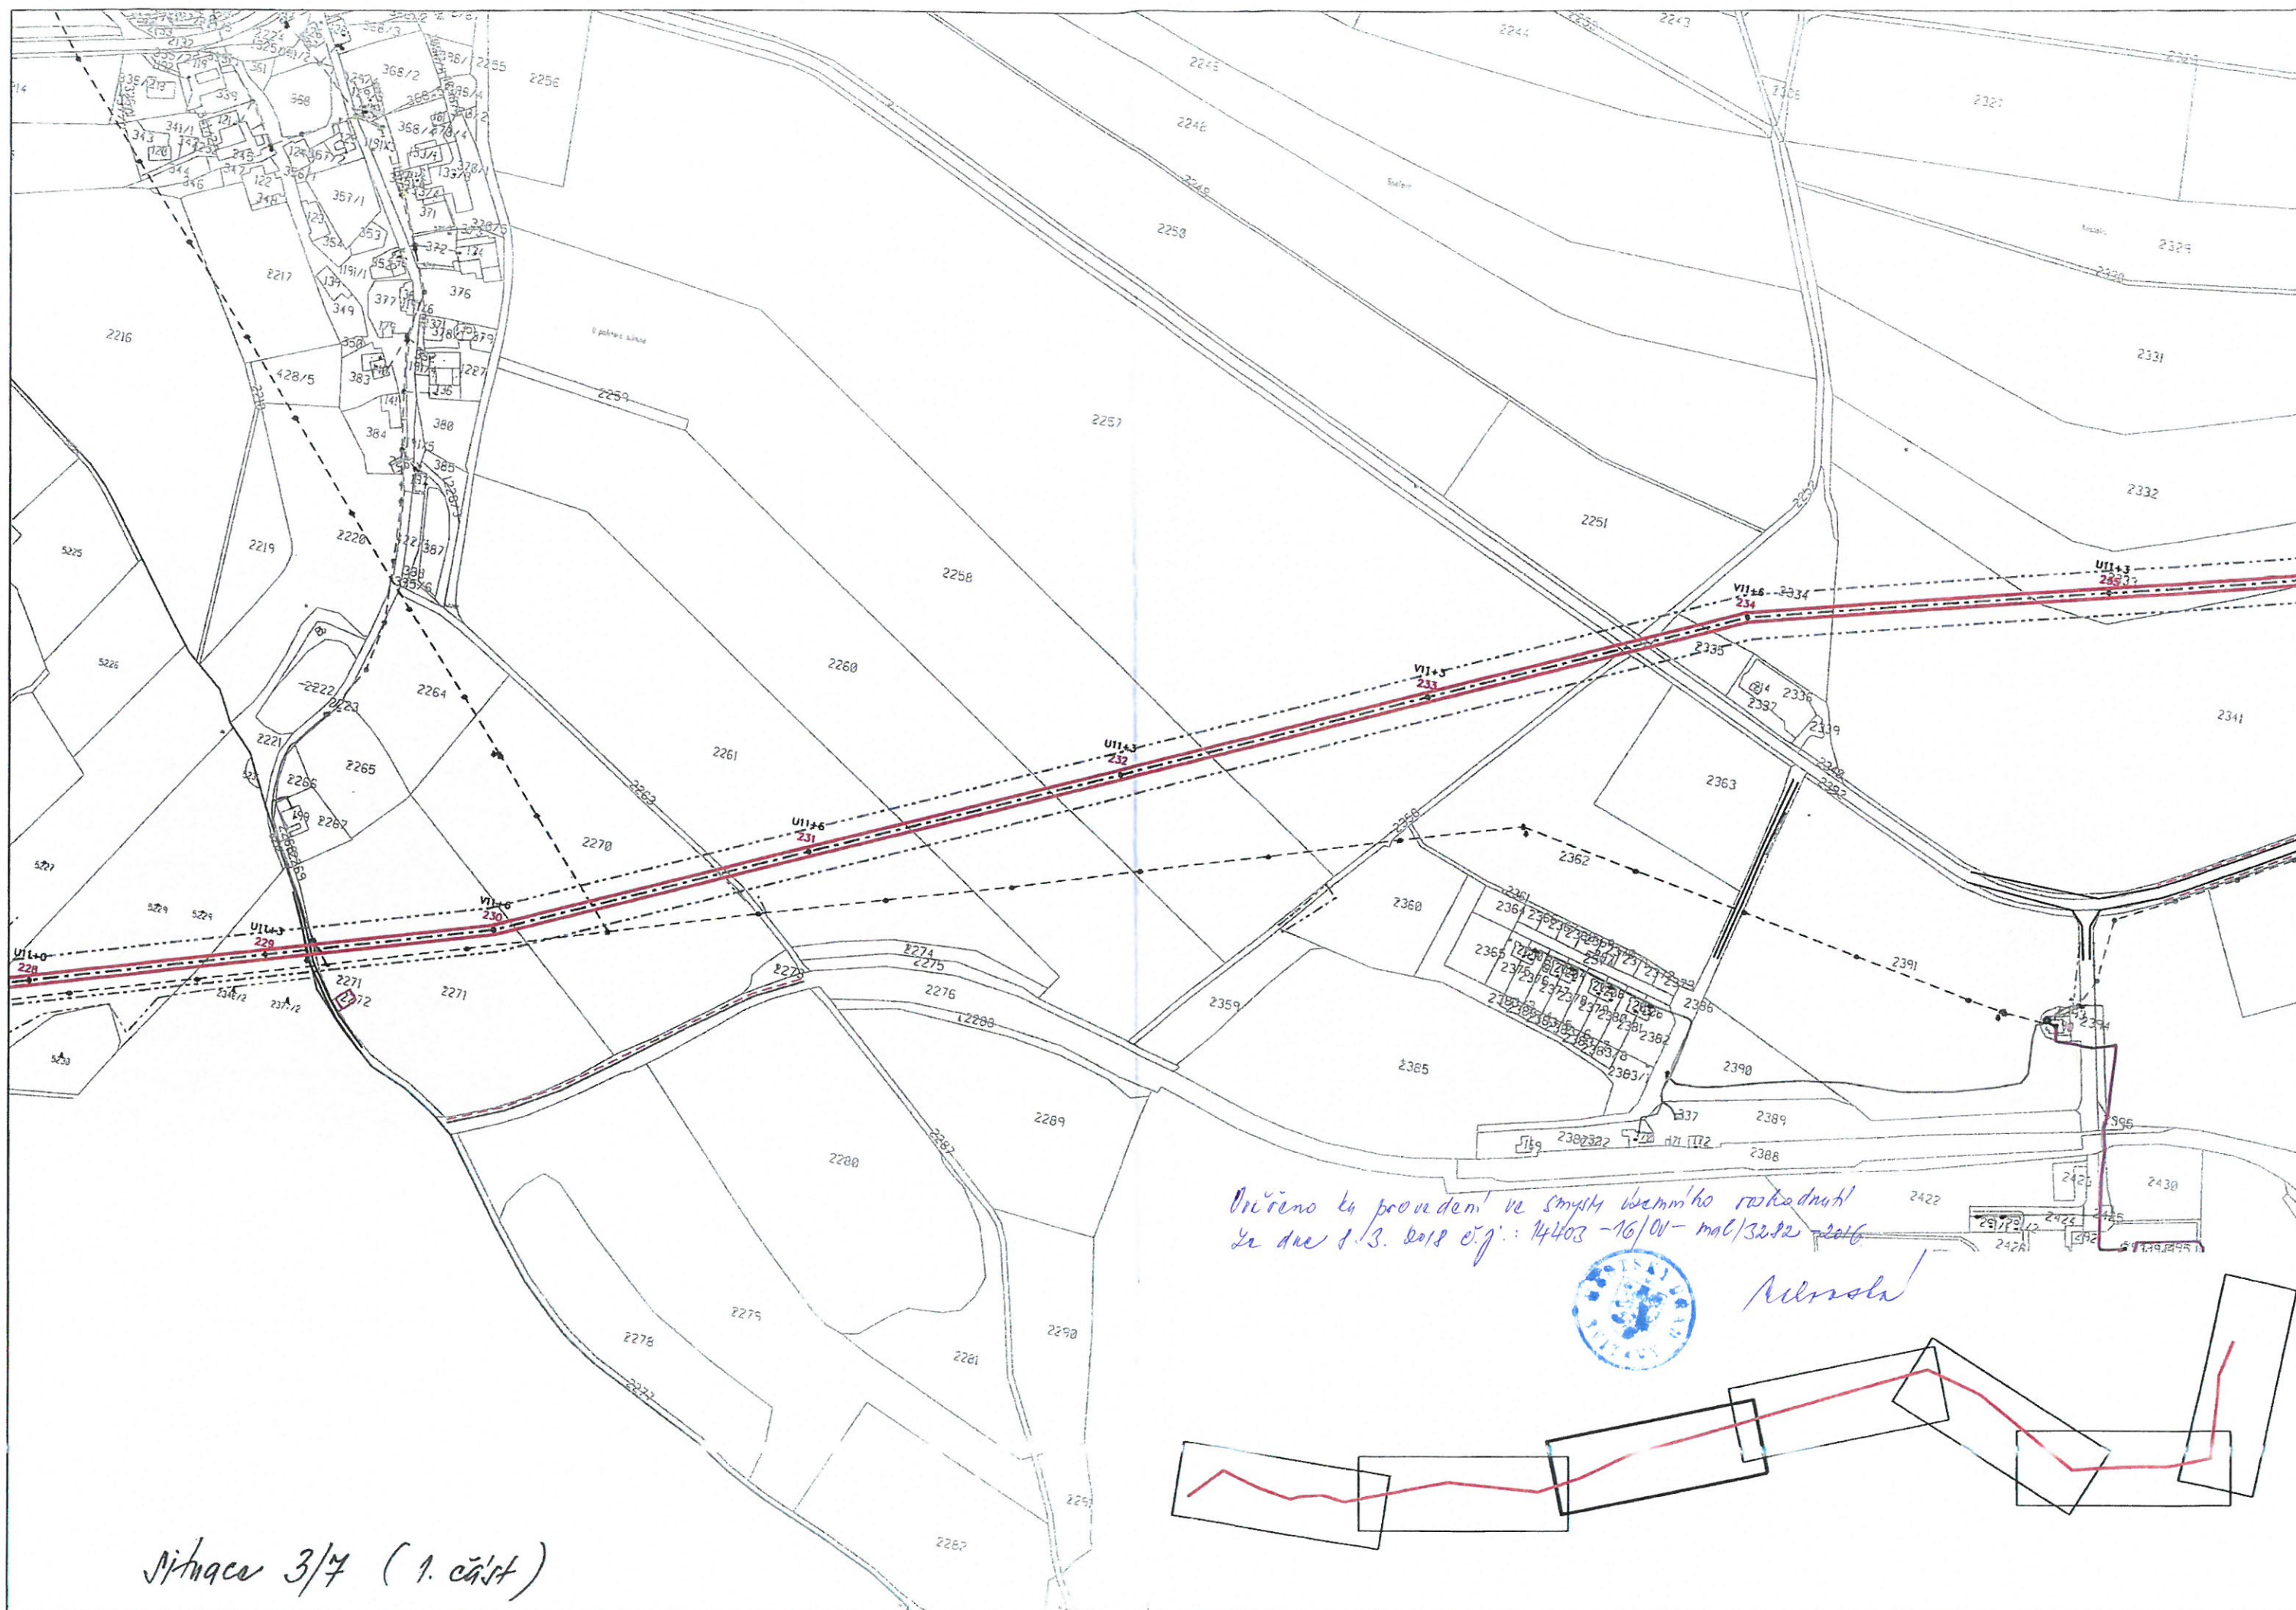


Onúreno k provedení ve smyslu berního rozkazu
 ze dne 1.3. 2018 č.j.: 14403 - 16/01 - mal/32.82 2016



Almola

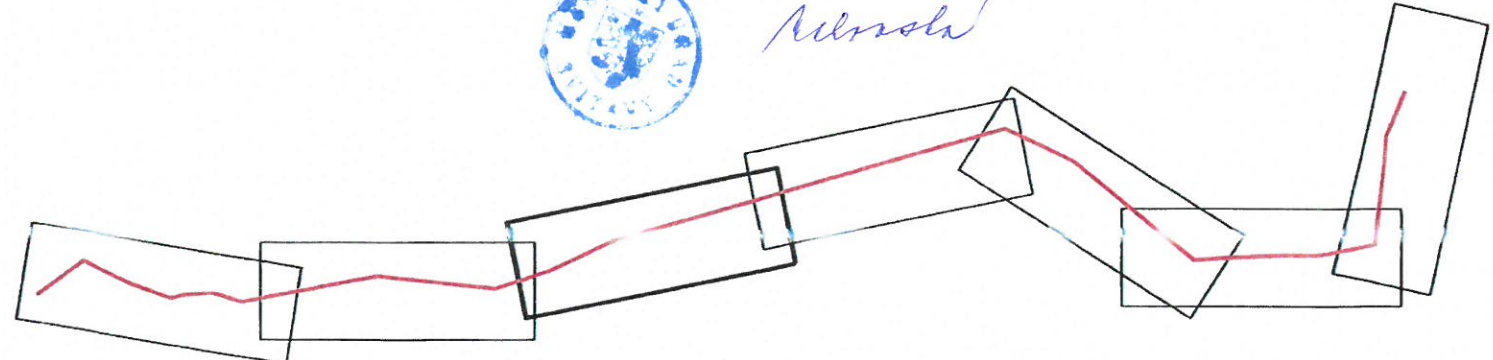

Strana 3/4 (1. část)

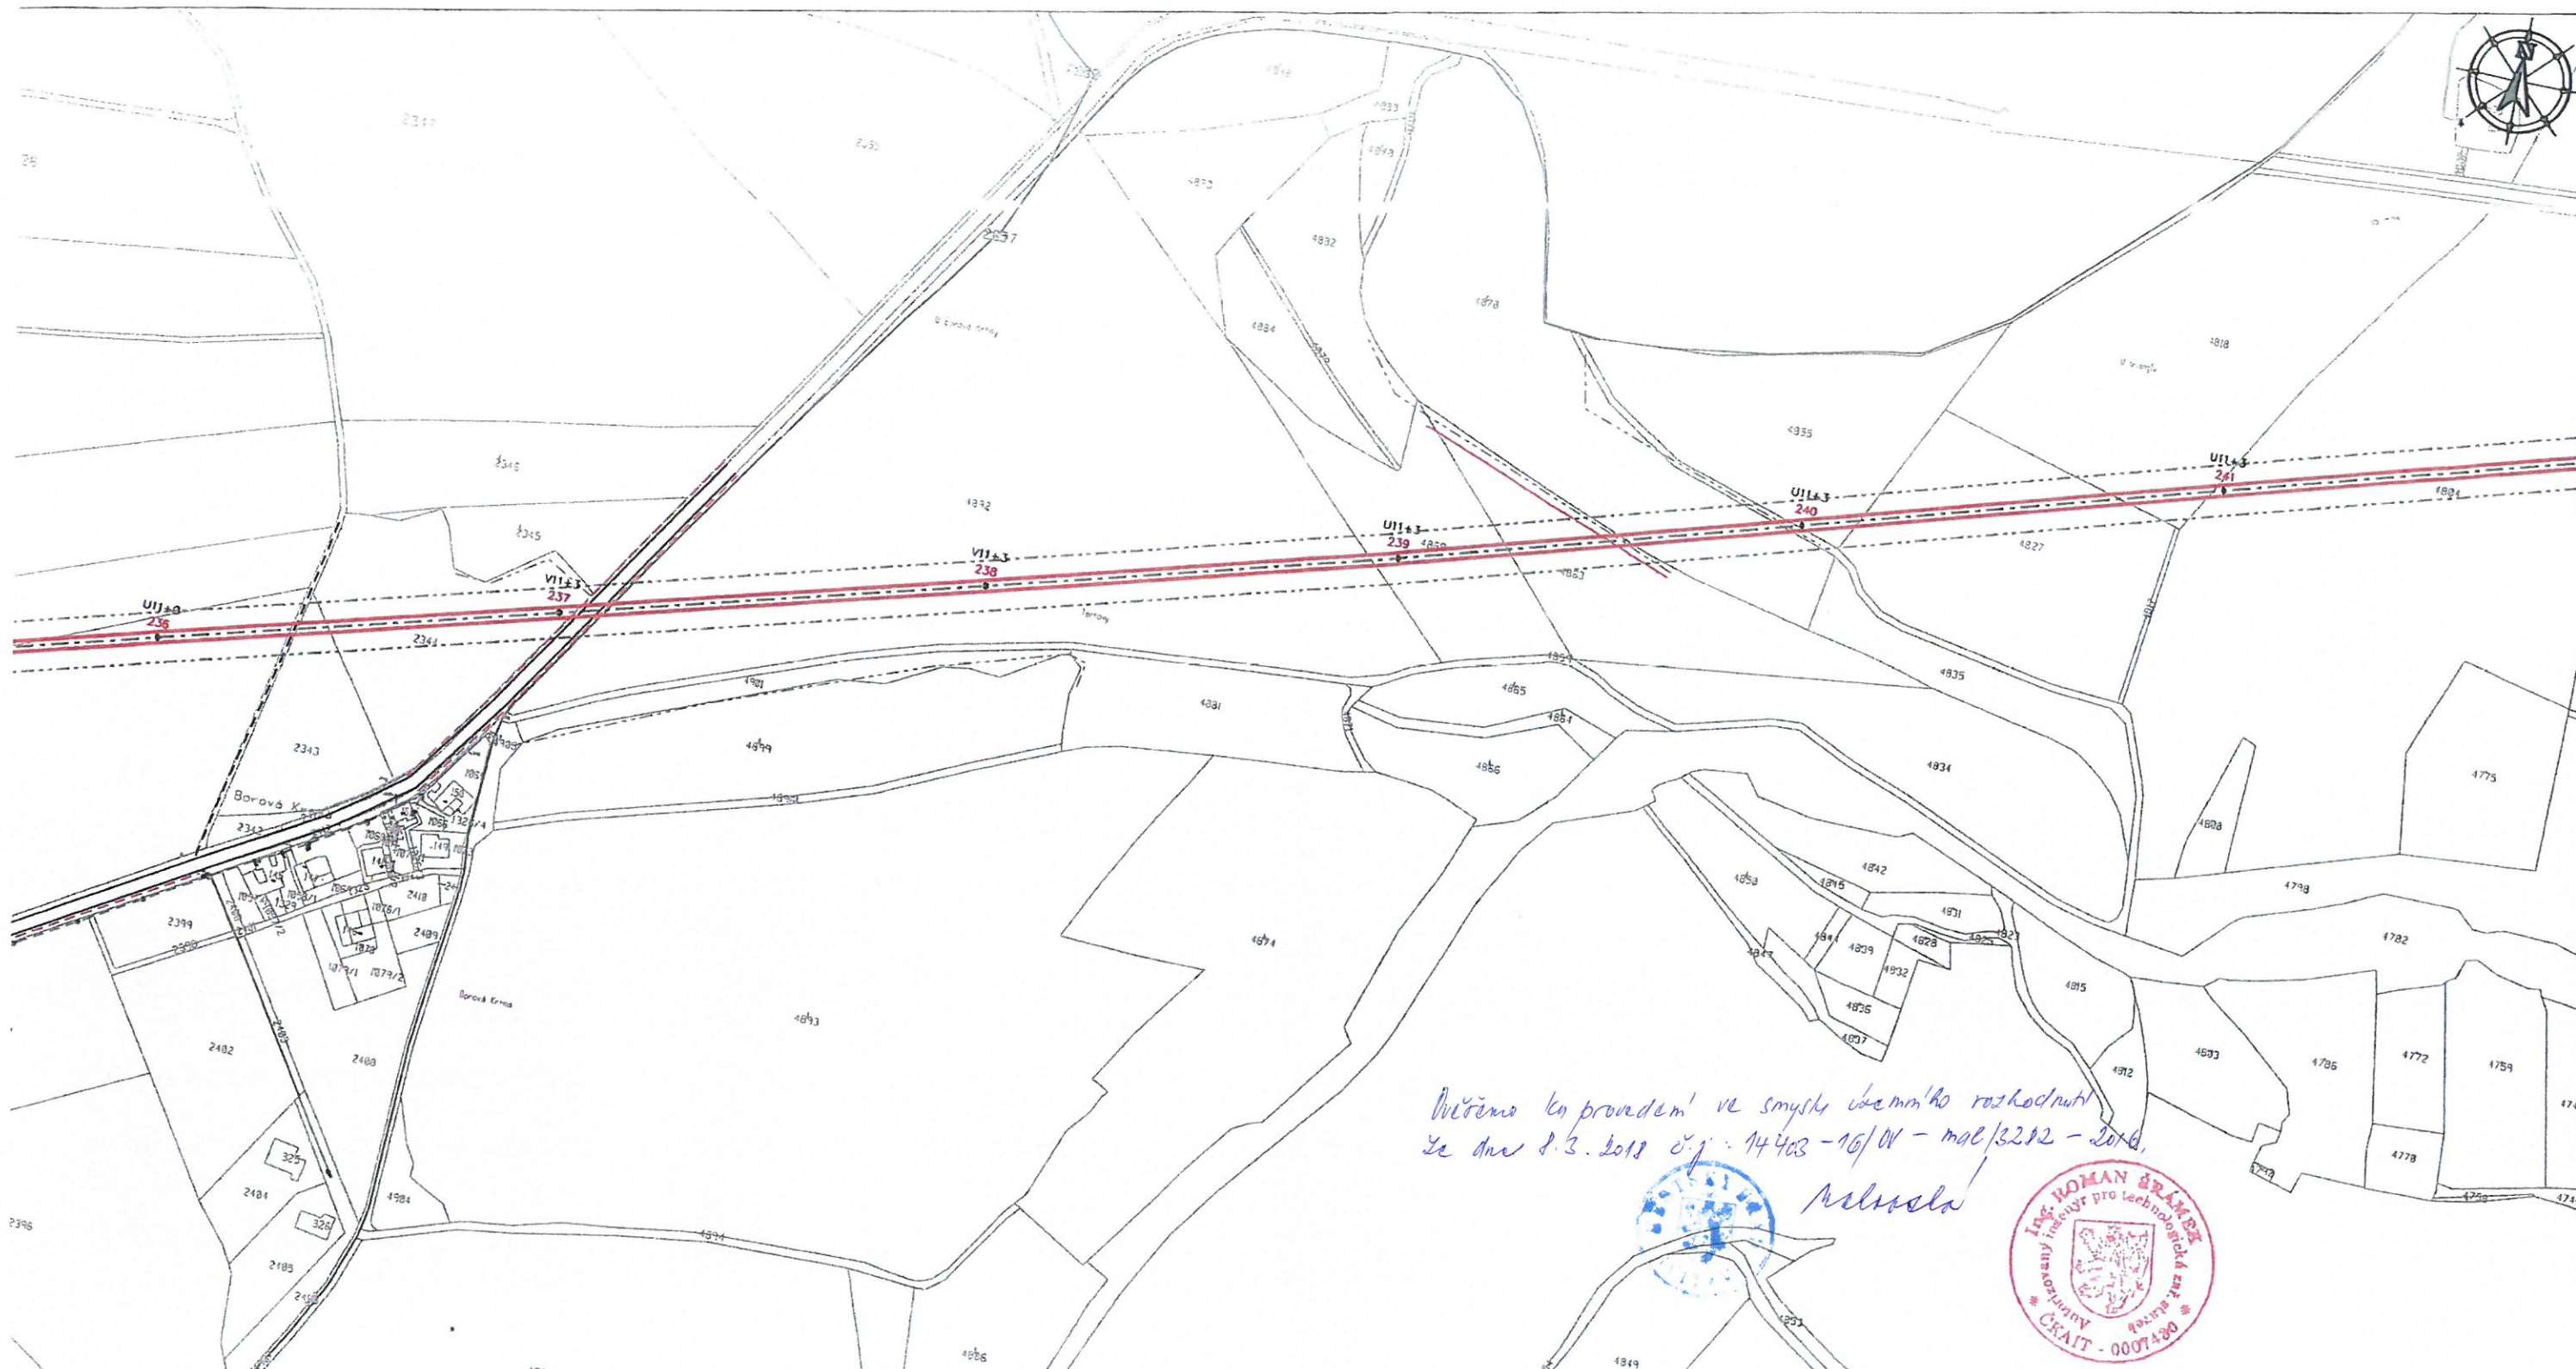

*Uvěřeno k provedení ve smyslu územního rozhodnutí
ze dne 8.3.2015 č.j.: 14403-16/0V - mal/3202 - 2016.*

Krivanek

- LEGENDA:**
- projektované vzdušné vedení 110 kV (hraniční vodič) - 243-IL1/39-ST1A
 - projektované vzdušné vedení 110 kV (vnitřní vodič) - 243-IL1/39-ST1A
 - projektované ZL - 104-IL1/39-ST1A
 - ochranné pásmo vedení VLS
 - projektovaný podpůrný bod - přímá vodní stěha
 - číselník podpůrných bodů
 - typ podpůrných bodů
 - rozhraní katastrálních území
 - parcelní katastrální mapy
 - stávající vzdušné vedení VN ČEZ
 - stávající kabelové vedení VN ČEZ
 - stávající vzdušné vedení 110 kV ČEZ
 - stávající kabelové vedení 110 kV ČEZ
 - stávající vedení 0,2 - rozváděč
 - stávající vedení 0,2 - rozváděč
 - stávající kabelové vedení ČEZ ICI
 - stávající kabelové vedení VN SČZ
 - stávající kabelové vedení VN ČZ Teplovodárna
 - stávající výhledový rozvod MČ
 - stávající stávající rozvod MČ
 - stávající vedení
 - stávající drátěná napětí
 - rozhraní ploch Ivoňské terénu/území
 - osa železnice
 - budova
 - výhledové zastávky
 - oplocení
 - strany - svislý porost
 - výhledové (horní/nižší hranice)



Guldenerova 2577/17
326 00 Plzeň
tel. : 326 531 620
mob. : 775 552 973

E-mail : krivanek@energon.cz
<http://www.energon.cz>
IČ: 25727362
DIČ: CZ25727362

Zakázka číslo:
PS 1826

kraj: Pardubický Stavební úřad: Svítavy Číslo stavby ČEZ Distribuce, a. s.: IE-12-2003679

Stavba:
POLIČKA - SVITAVY
venkovní vedení 110 kV

Vypracoval: Jakub Latta
Ing. Stanislav Krivanek
Autorizovaný Ing.: Ing. Roman ŠRAMEK
Jednáni: Jana Černá
Martina Něleková

Výkres č.: 2 Koordinační situace 3/7

Datum: 2015



Objednatel: ČEZ Distribuce, a. s.
Teplická 874/8
405 02 Děčín IV - Podmokly

IČ: 24729035
DIČ: CZ24729035

Měřítko:
1:4000


Stupeň:
PROJEKT
STAVBY


Paré číslo:

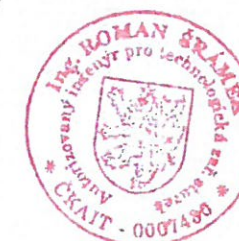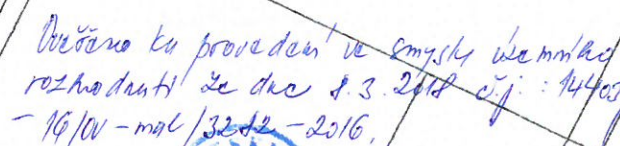


Střeno 4/7 (1. část)

- | | | | | | | | | | |
|--|--|---|--|---|--|--|--|--------------------------------------|--|
|  | |  | | Guldenerova 2577/17
326 00 Plzeň
tel. : 326 531 620
mob. : 775 552 973 | | E-mail : krivanek@energon.cz
http://www.energon.cz
IČ: 25727362
DIČ: CZ25727362 | | Zakázka číslo:
PS 1826 | |
| kraj: Pardubický | | Stavební úřad: Svitavy | | Číslo stavby ČEZ Distribuce, a. s.: IE-12-2003679 | | Vypracoval: | | Jakub Latta | |
| Stavba:
<div style="text-align: center;"> <h1>POLIČKA - SVITAVY</h1> <p>venkovní vedení 110 kV</p> </div> | | | | | | Ing. Stanislav Křivánek | | Autorizovaný Ing.: Ing. Roman ŠRÁMEK | |
| Vykres č.: 2 | | | | | | Koordinační situace 4/7 | | Jednání: | |
| Datum: | | | | | | 2015 | | Jana Černá
Martina Nálevková | |
| Objednatel: ČEZ Distribuce, a. s.
Teplická 874/B
405 02 Děčín IV – Podmokly | | IČ: 24729035
DIČ: CZ24729035 | | Měřítko:
1:4000 | | Stupeň:
PROJEKT
STAVBY | | Paré číslo: | |

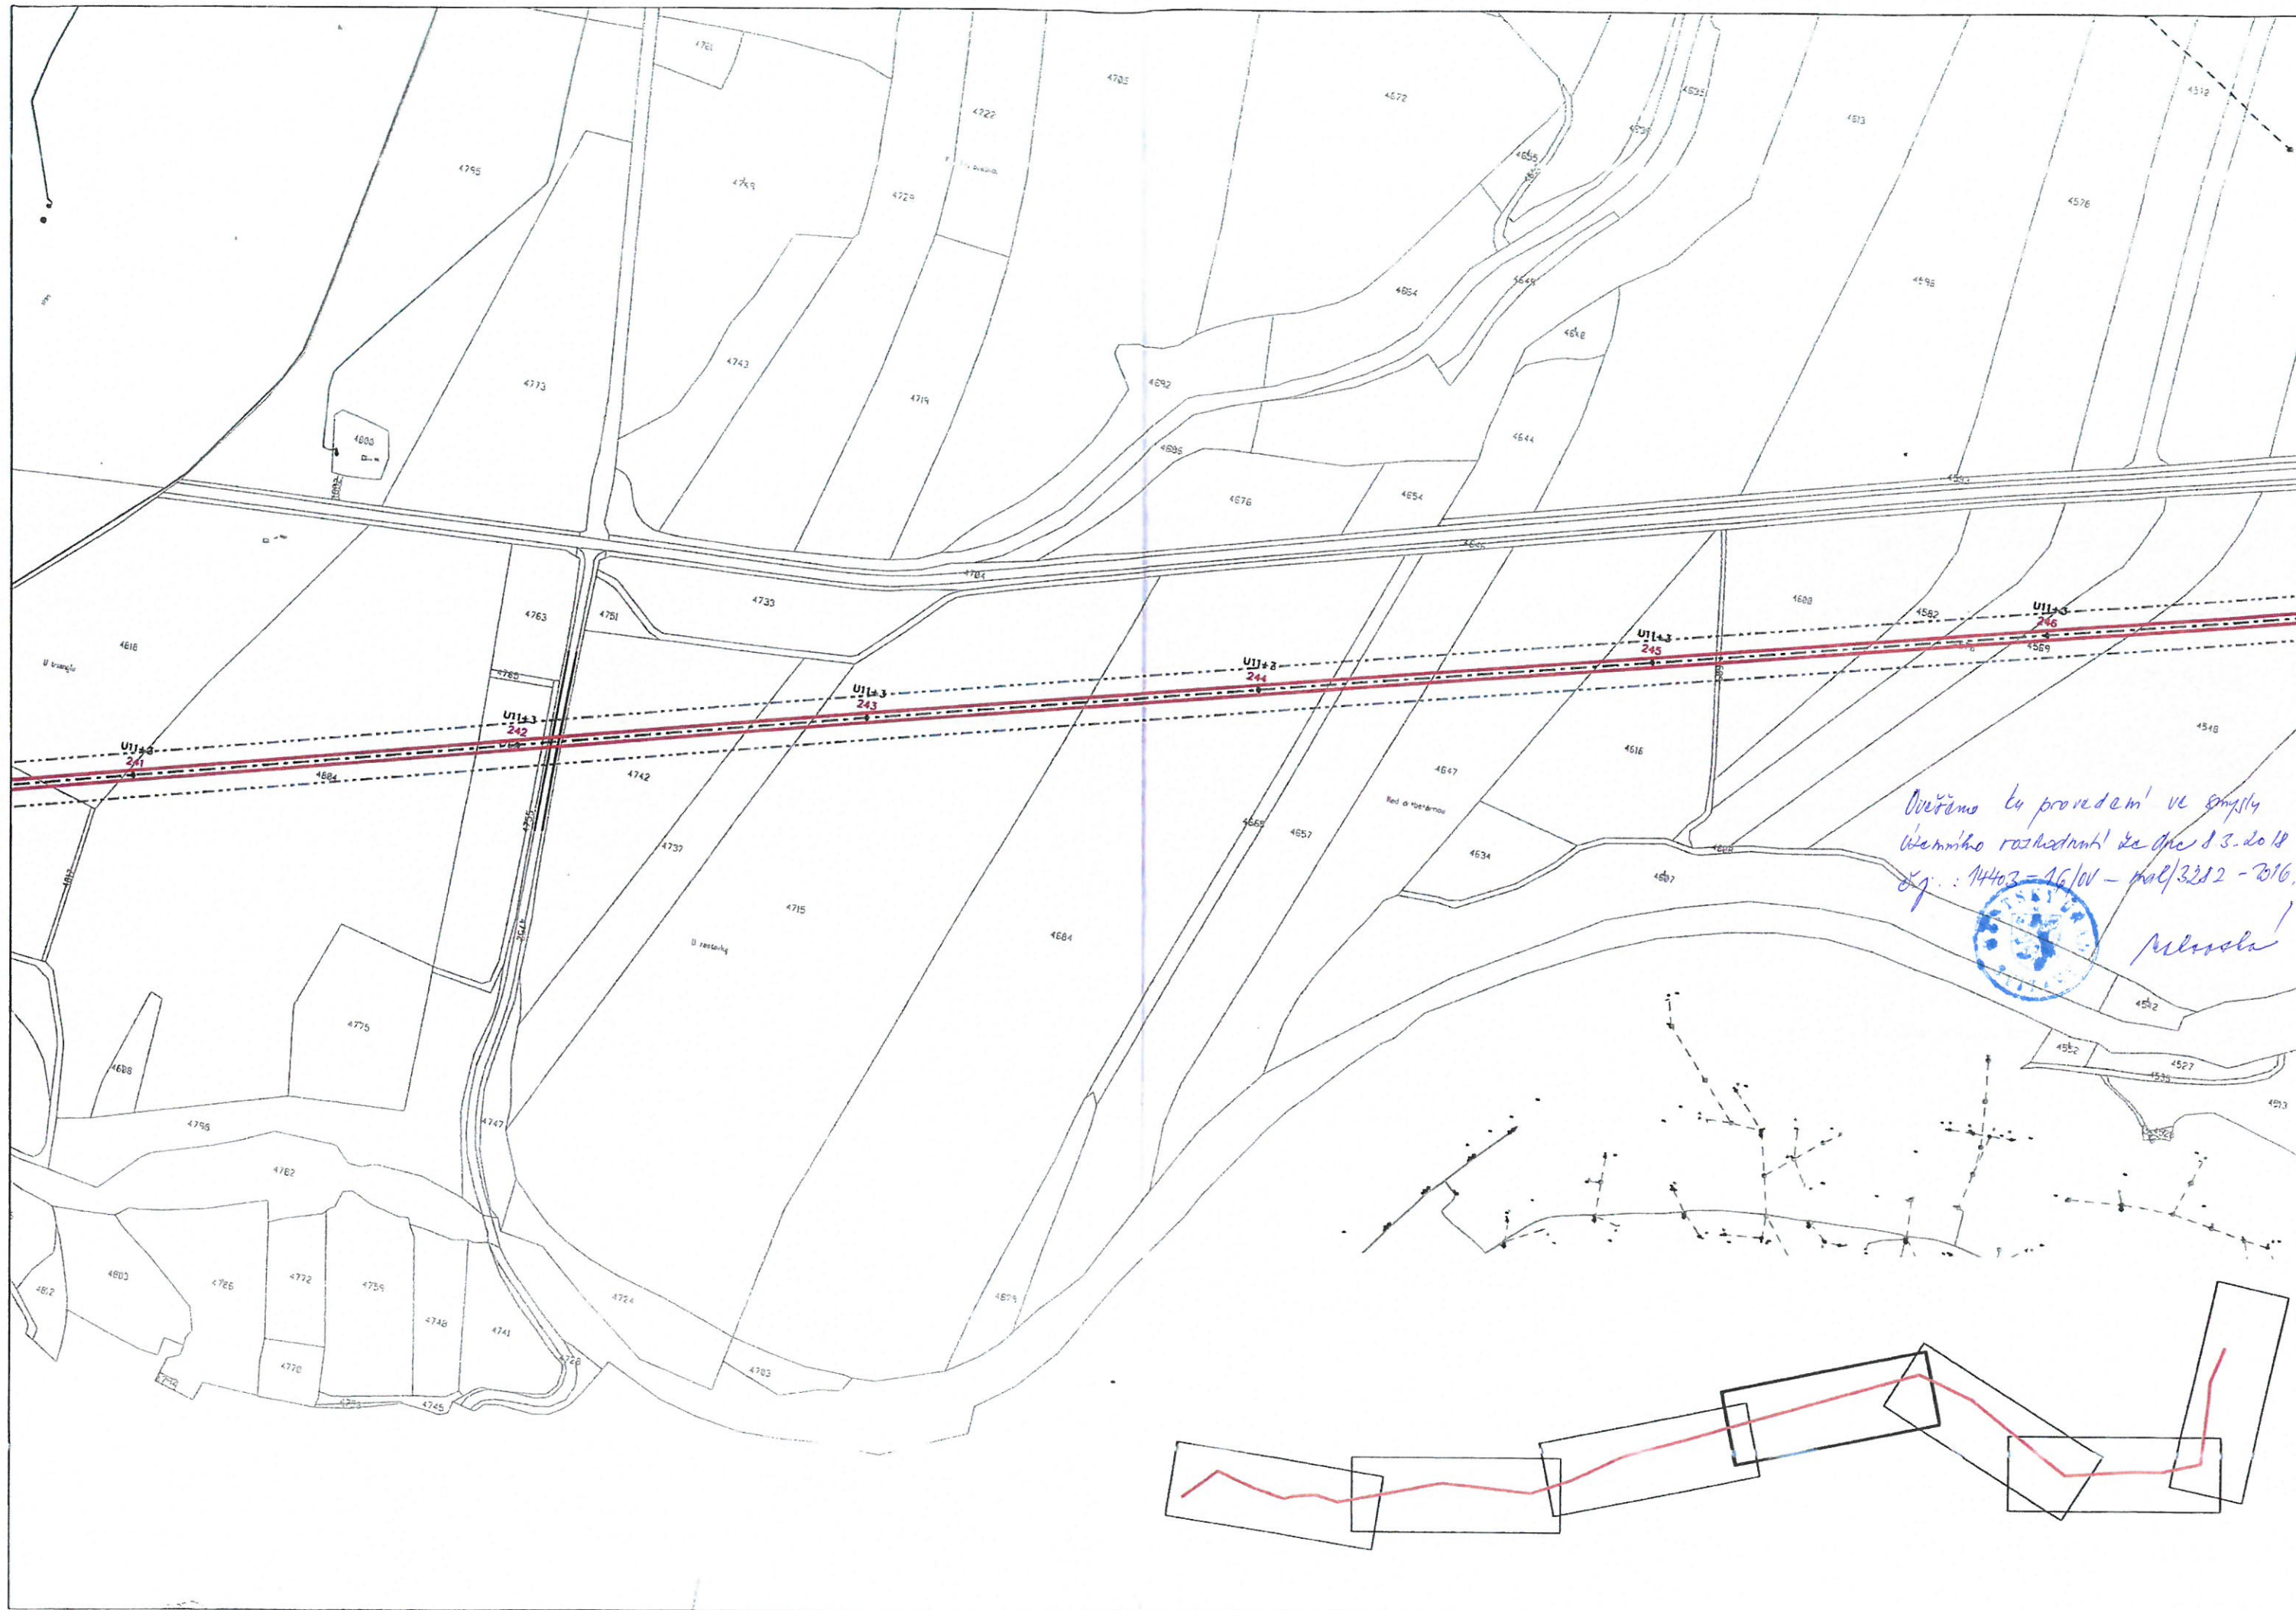

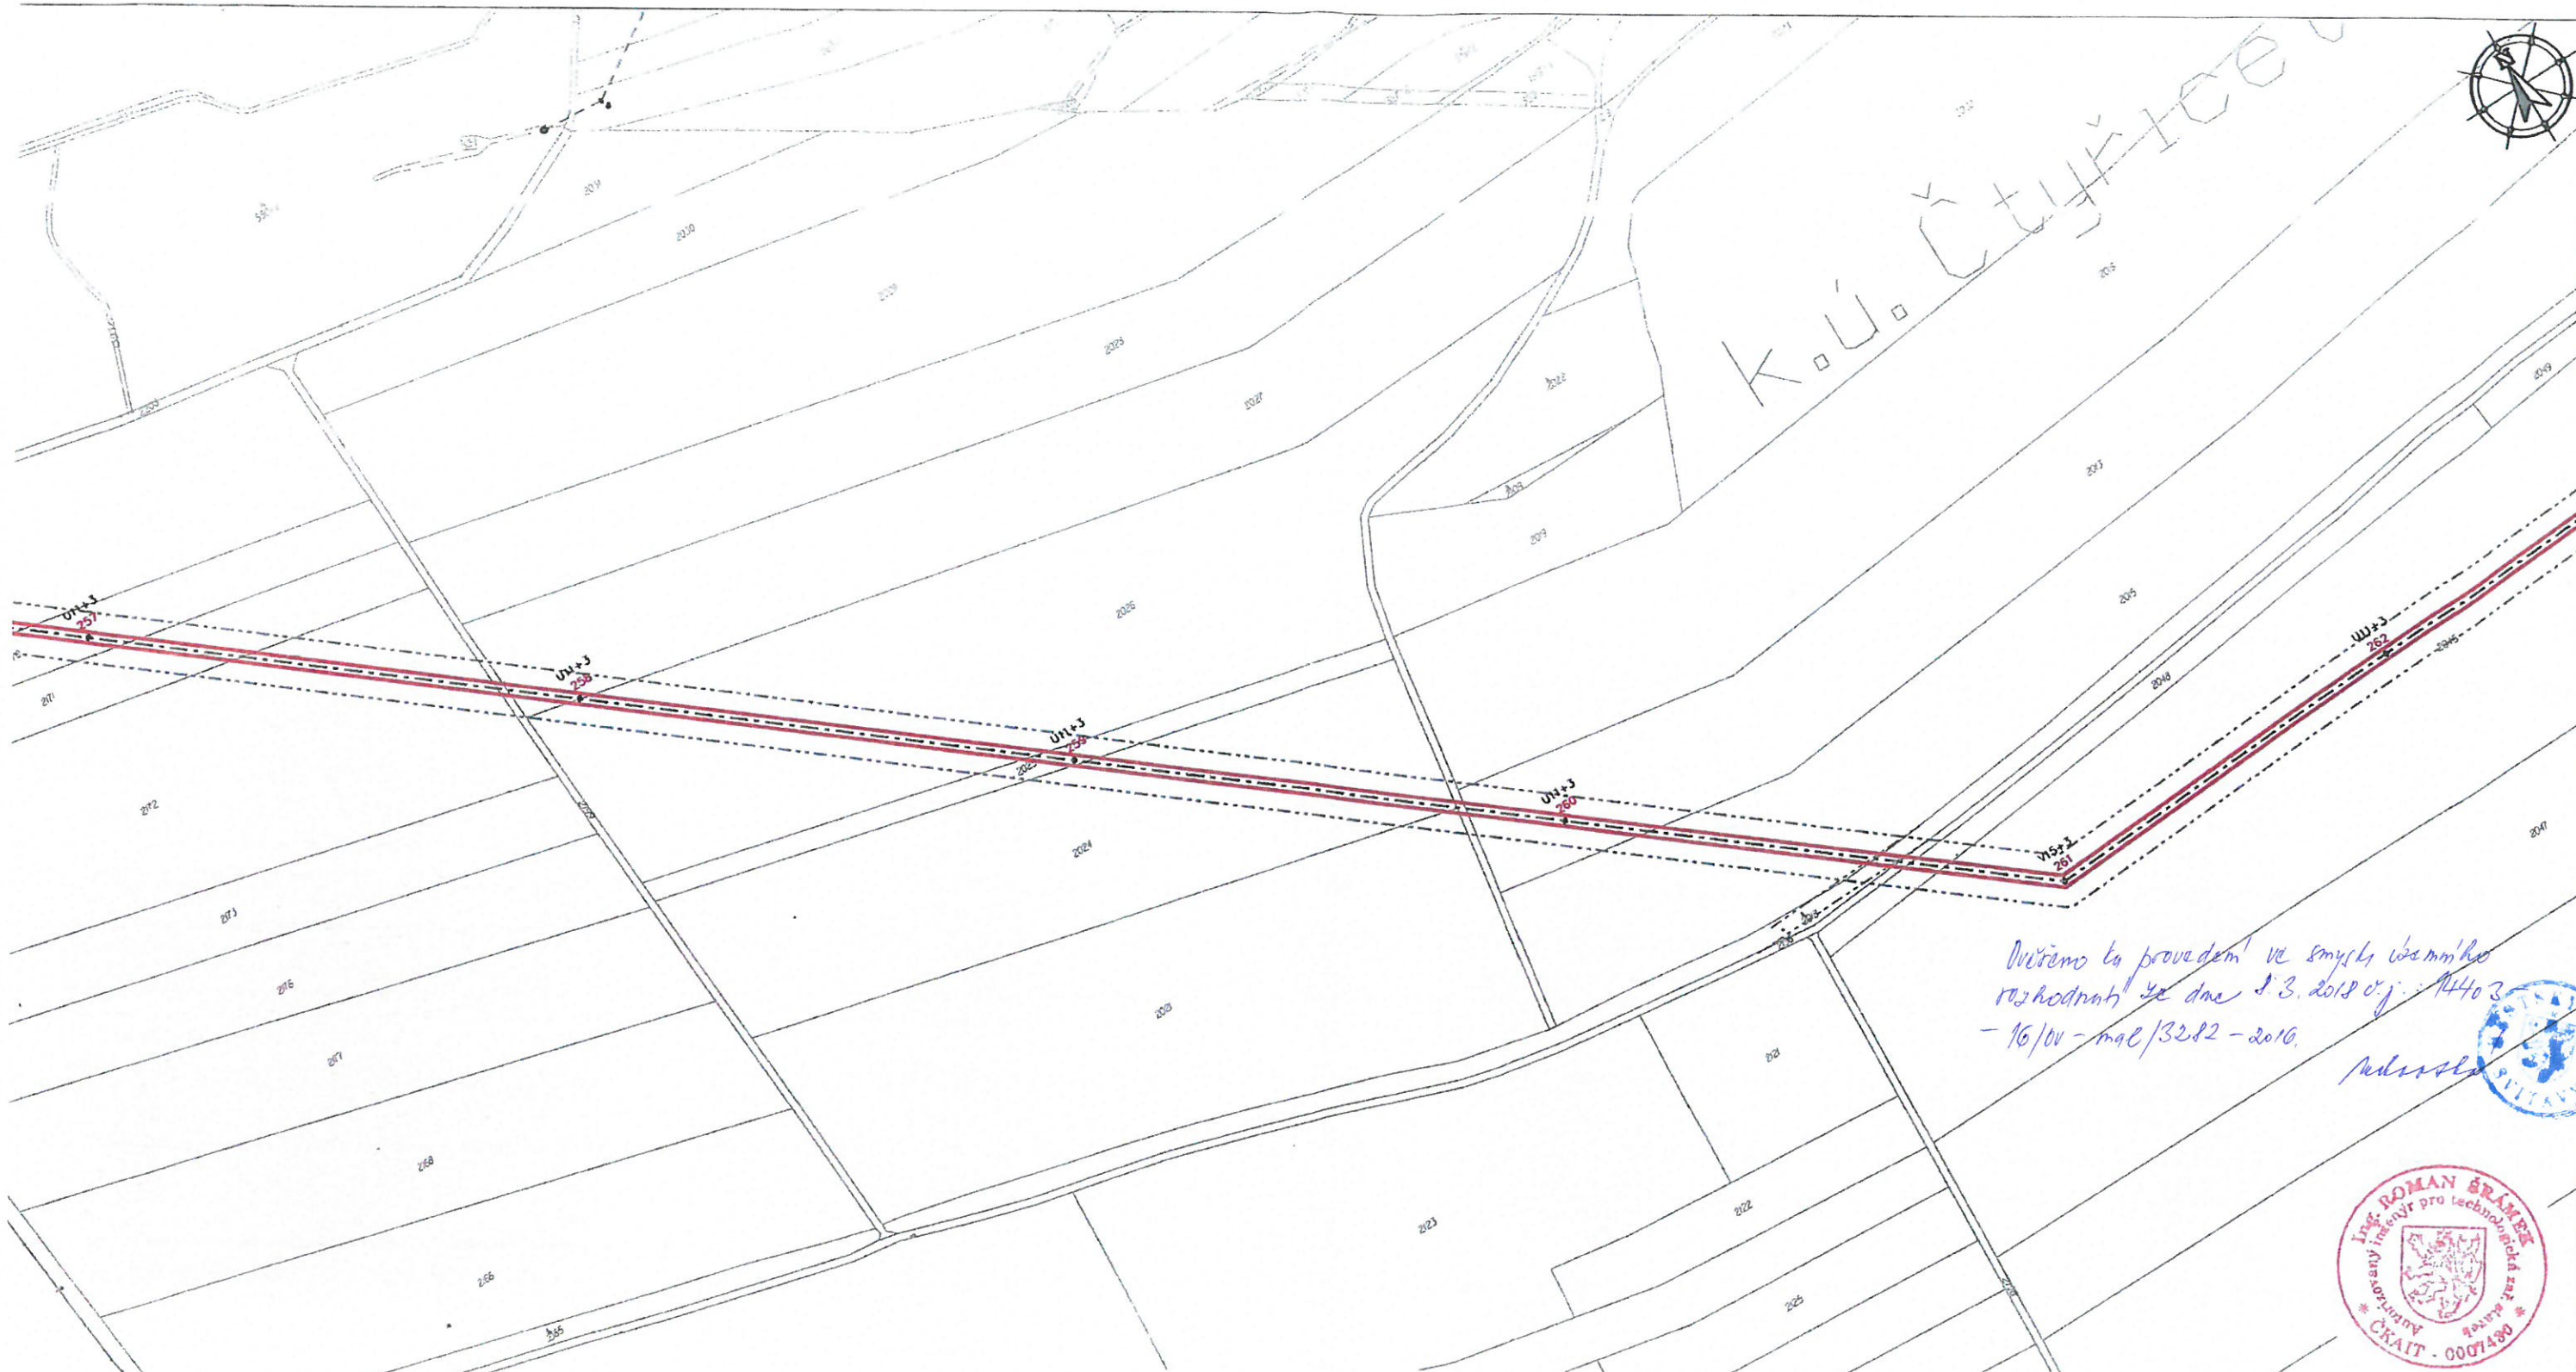

Ověřeno a provedeno ve smyslu územního rozhodnutí ze dne 1.3.2012 v.j. 14403
- 16/00 - mal/3282 - 2010.

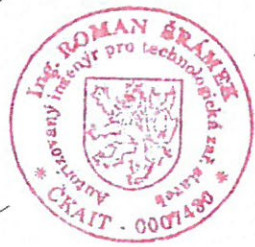

Sitace 5/7 (1. část)

- LEGENDA:**
- projektované vzdušné vedení 110 kV (hraniční vodič) - 243-ML/29-S11A
 - projektované vzdušné vedení 110 kV (vnitřní vodič) - 243-ML/29-S11A
 - projektované ZL - 184-ML/29-S11A
 - ochranné pásmo vedení VHS
 - 77 projektovaný podélný bod - příhradový stožár
 - 77+0 U11+0
 - typ podélných bodů
 - rozhraní katastrálního území
 - parcelní katastrální mapy
 - stávající vzdušné vedení VN ČEZ
 - stávající kabelové vedení VN ČEZ
 - stávající vzdušné vedení MV ČEZ
 - stávající kabelové vedení MV ČEZ
 - stávající vedení OE - zemědělské
 - stávající vedení OE - nezemědělské
 - stávající kabelové vedení ČEZ ICI
 - stávající kabelové vedení MV SČZ
 - stávající kabelové vedení MV DČ Telekomie
 - stávající výhledový rozvod DČ
 - stávající střední/nižší rozvod DČ
 - stávající vodovod
 - stávající dráhové objekty
 - rozhraní ploch (včetně terén/rozdělení)
 - lesní plochy
 - budovy
 - výhledové oplocení
 - oplocení
 - strany - svislé parcely
 - výhledové terénní hrany

		Guldenerova 2577/17 326 00 Plzeň tel. : 326 531 620 mob. : 775 552 973		E-mail : krivanek@energon.cz http://www.energon.cz IČ: 25727362 DIČ: CZ25727362		Zakázka číslo: PS 1826	
kraj Pardubický		Stavební úřad: Svítavy		Číslo stavby ČEZ Distribuce, a. s.: IE-12-2003679		Vypracoval: Jakub Latta	
Stavba:				Ing. Stanislav Krivánek			
POLIČKA - SVITAVY venkovní vedení 110 kV				Autorizovaný Ing.: Ing. Roman ŠRÁMEK			
				Jednáni: Jana Černá Martina Nělvková			
Výkres č.: 2		Koordinační situace 5/7		Datum: 2015		Stupeň: PROJEKT STAVBY	
Objednatel: ČEZ Distribuce, a. s. Teplická 874/8 405 02 Děčín IV - Podmokly		IČ: 24729035 DIČ: CZ24729035		Měřítko: 1: 4000		Paré číslo:	




k.ú. Čtyřicet Lánů

Ověřeno a provedeno ve smyslu územního
rozhodnutí ze dne 8.3.2018 č.j. 14403
- 16/01 - mal/3222 - 2016

Miloslav

Štítrava 6/7 (1. část)

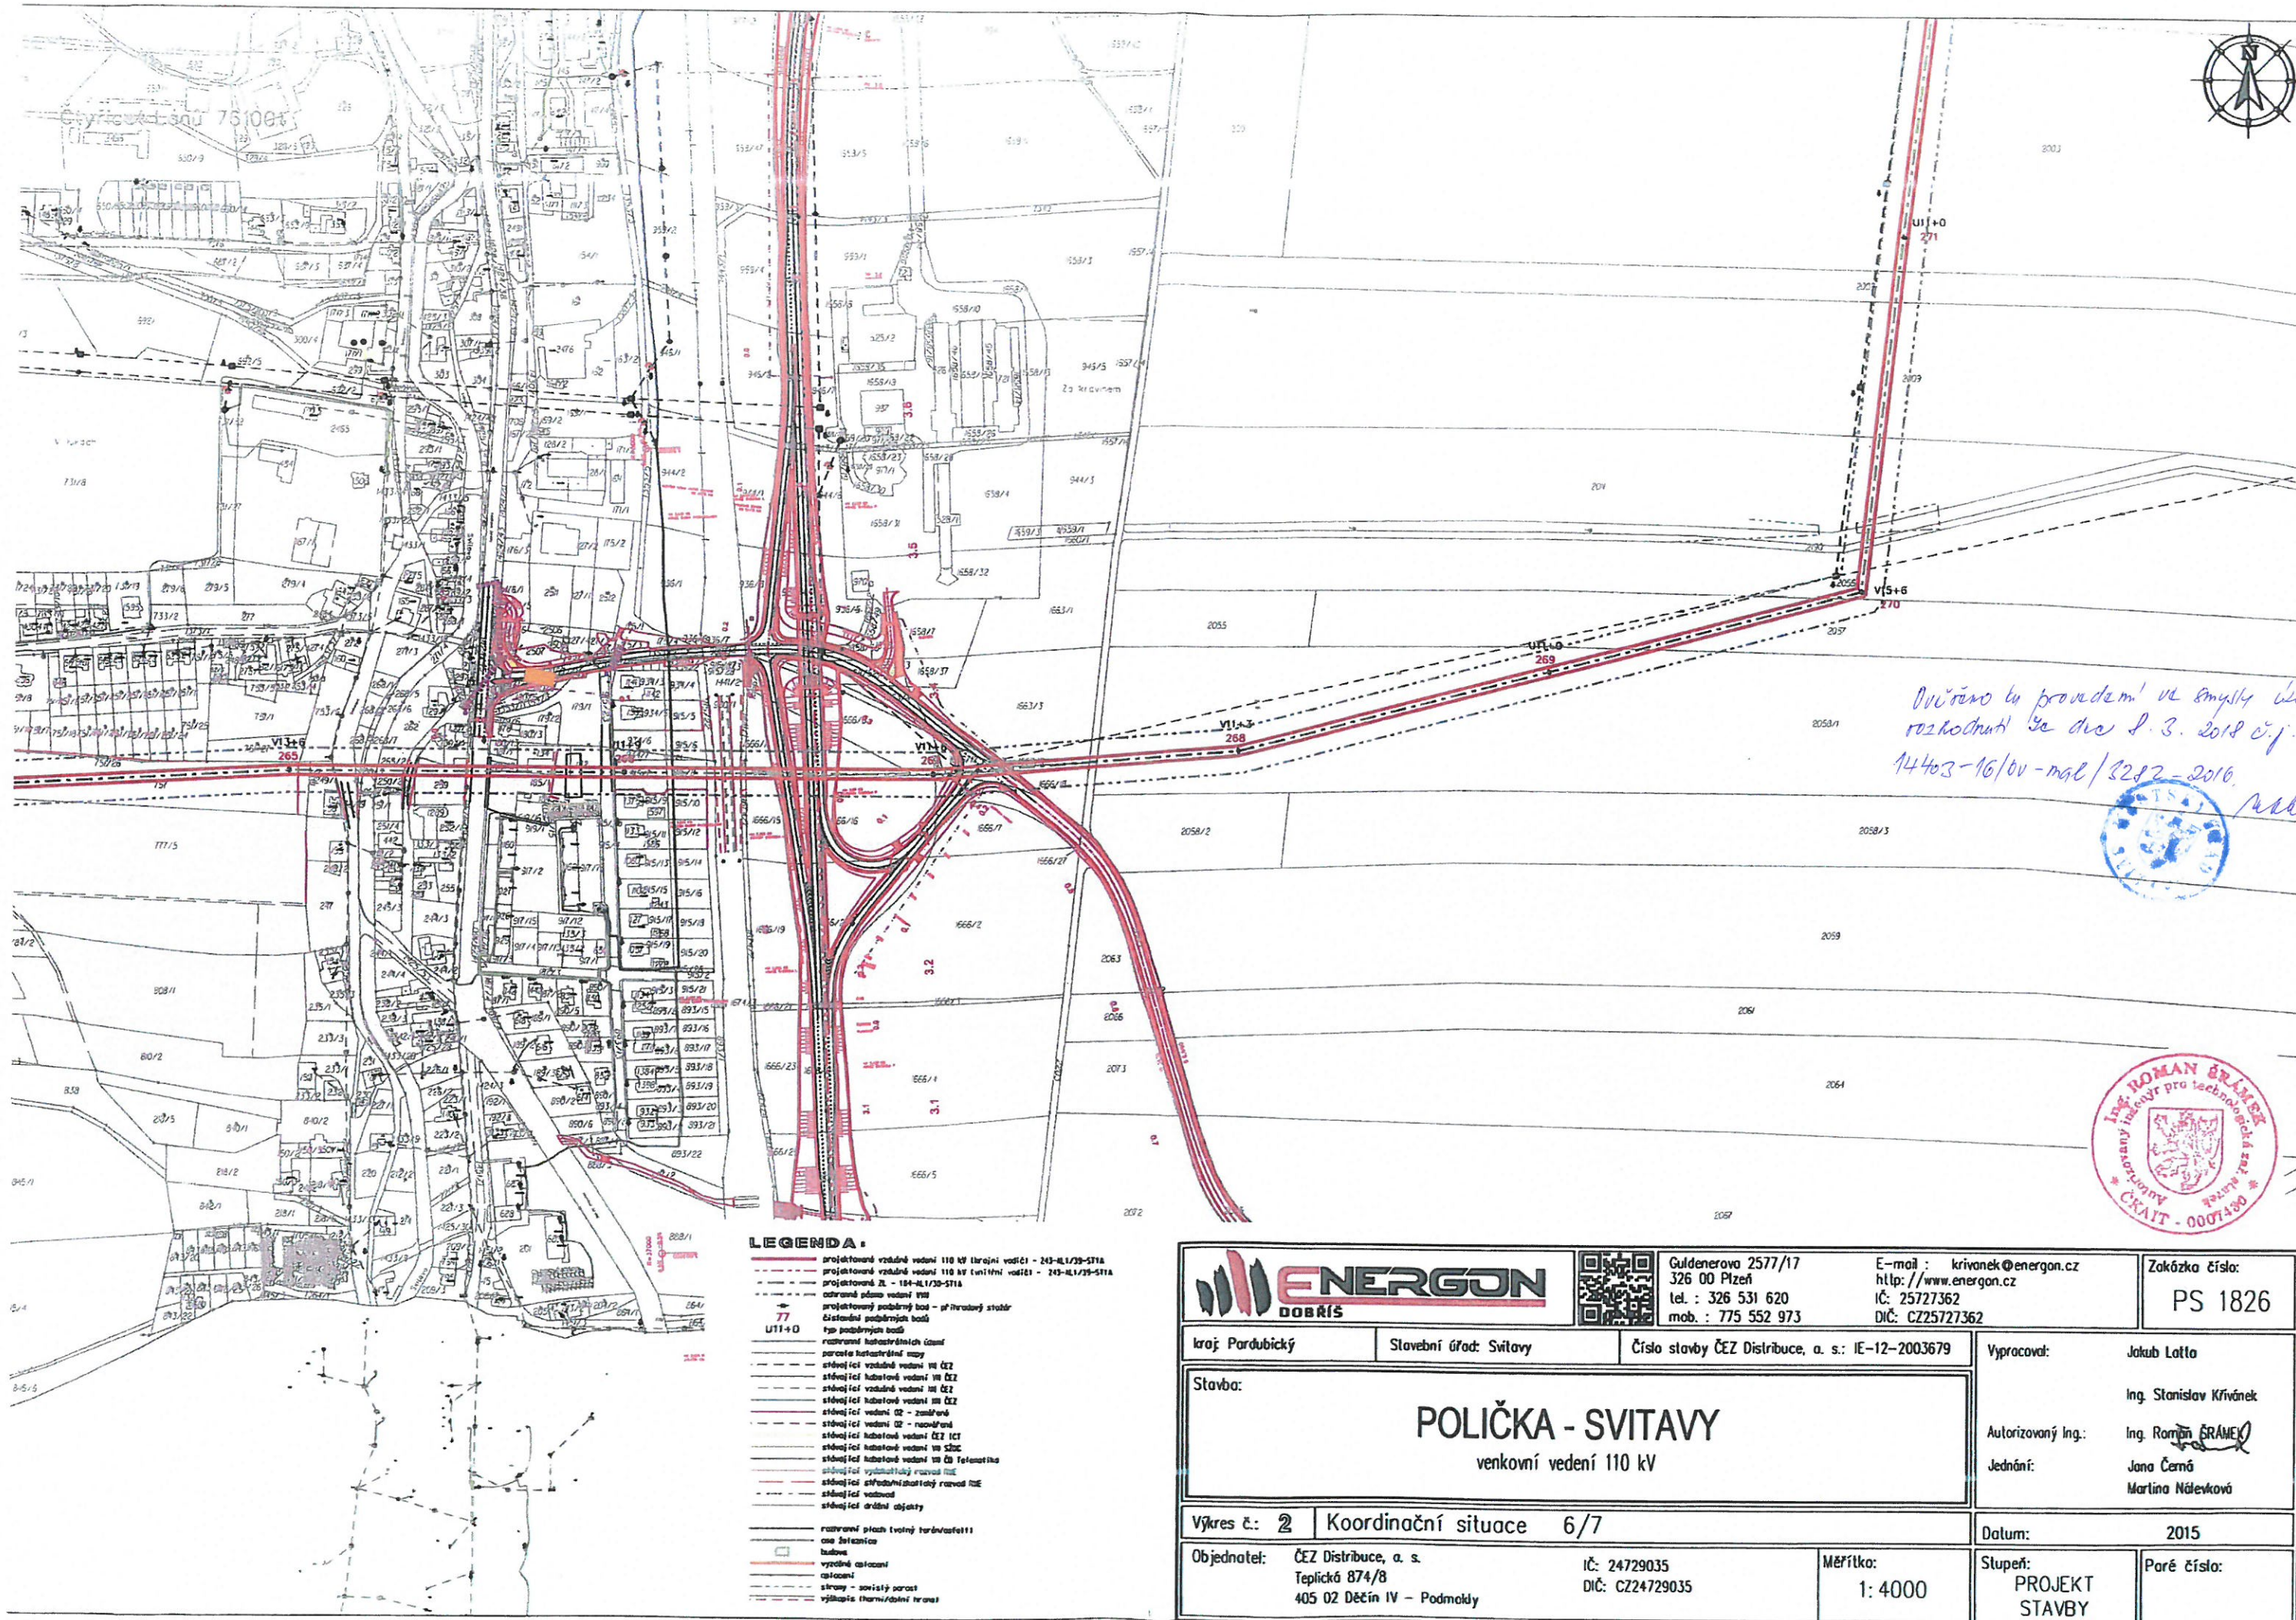

LEGENDA:

- projektované vzdušné vedení 110 kV třílínové vodíči - 243-ML/20-571A
- projektované vzdušné vedení 110 kV třílínové vodíči - 243-ML/20-571B
- projektované ZL - 184-ML/20-571A
- ochranné pásmo vedení 110 kV
- projektovaný podpůrný bod - přístavový stĺb
- číselná značka podpůrných bodů
- typ podpůrných bodů
- označení katastrálních území
- parcelní katastrální mapy
- stávající vzdušné vedení III ČEZ
- stávající hubtové vedení III ČEZ
- stávající vzdušné vedení III ČEZ
- stávající hubtové vedení III ČEZ
- stávající vedení ČEZ - zadržovací
- stávající vedení ČEZ - rozváděcí
- stávající hubtové vedení ČEZ ICT
- stávající hubtové vedení III ČEZ
- stávající hubtové vedení III ČEZ
- stávající výhledový rozvod III ČEZ
- stávající střešní/okružní rozvod III ČEZ
- stávající vodotrubní objekty
- rozhraní ploch tvořící hranici území
- omezení území
- budova
- výhledové objekty
- objekty
- stopy - svislé porosty
- výhledové (horní/dolní hranice)



Guldenerova 2577/17
326 00 Plzeň
tel. : 326 531 620
mob. : 775 552 973

E-mail : krivanek@energon.cz
<http://www.energon.cz>
IČ: 25727362
DIČ: CZ25727362

Zakázka číslo:
PS 1826

kraj Pardubický	Stavební úřad: Svitavy	Číslo stavby ČEZ Distribuce, a. s.: IE-12-2003679	Vypracoval:	Jakub Látla
Stavba:			Ing. Stanislav Krivánek	
POLIČKA - SVITAVY			Autorizovaný Ing.: Ing. Roman ŠRÁMEK	
venkovní vedení 110 kV			Jednáni: Jana Černá	
Výkres č.: 2			Martina Nálešková	
Koordinační situace 6/7			Datum: 2015	
Objednatel: ČEZ Distribuce, a. s.			Stupeň: PROJEKT	
Teplácká 874/8			Paré číslo:	
405 02 Děčín IV - Podmokly			Měřítko: 1:4000	
IČ: 24729035			PROJEKT	
DIČ: CZ24729035			STAVBY	





Ověřeno by provedení ve smyslu výměry rozhodnutí
ze dne 8.3.2018 čj. 14463-16/0V-mre/3282-2016.



revisor

Situace 4/7 (1. část)

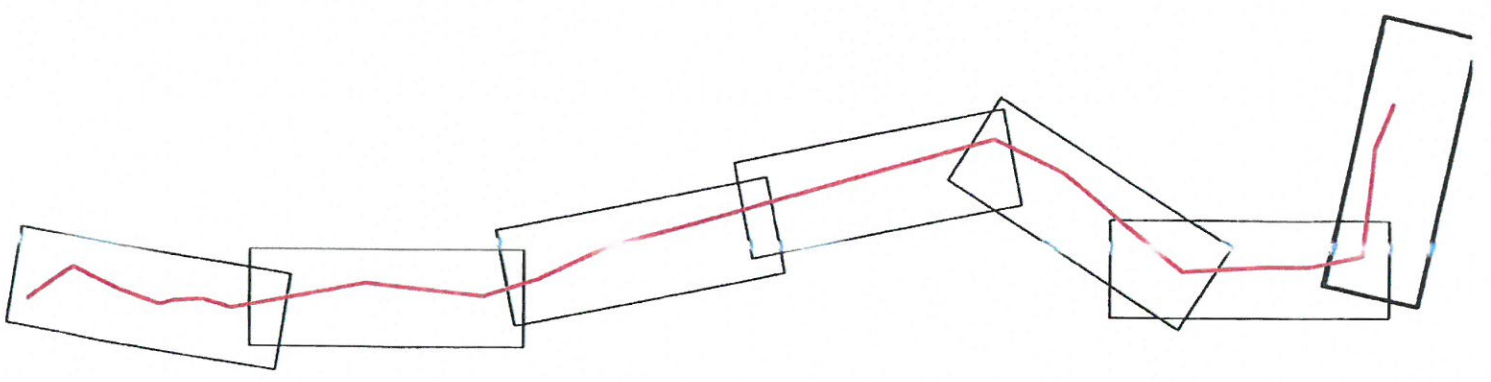

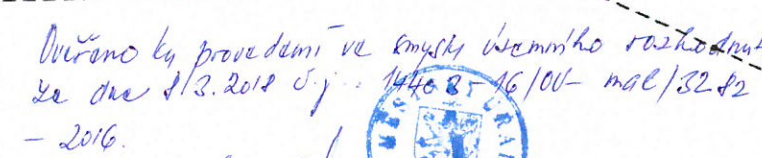

				Guldenerova 2577/17 326 00 Pízeň tel. : 326 531 620 mob. : 775 552 973		E-mail : krivanek@energon.cz http://www.energon.cz IČ: 25727362 DIČ: CZ25727362		Zakázka číslo: PS 1826	
kraj: Pardubický		Stavební úřad: Svítavy		Číslo stavby ČEZ Distribuce, a. s.: IE-12-2003679		Vypracoval:		Jakub Latta	
Stavba:						Ing. Stanislav Krivánek		Ing. Stanislav Krivánek	
POLIČKA - SVITAVY venkovní vedení 110 kV						Autorizovaný ing.:		Ing. Roman FRÁNEK	
						Jednání:		Jana Černá Martina Nálevková	
						Datum:		2015	
Výkres č.: 2		Koordinační situace 7/7				Stupeň:		Paré číslo:	
Objednatel:		ČEZ Distribuce, a. s. Teplická 874/8 405 02 Děčín IV – Podmokly		IČ: 24729035 DIČ: CZ24729035		Měřítko:		1: 4000	
						PROJEKT STAVBY			