



| trasa projektované vzdušné vedení 2x 110 kV - 6x 243-AL1/39-ST1A |

|                                                                                                                                     |  |                                                                                       |  |                                                                                 |  |                                                                                                                                                                       |  |                                                                                  |  |
|-------------------------------------------------------------------------------------------------------------------------------------|--|---------------------------------------------------------------------------------------|--|---------------------------------------------------------------------------------|--|-----------------------------------------------------------------------------------------------------------------------------------------------------------------------|--|----------------------------------------------------------------------------------|--|
|                                                |  |  |  | Guldenerova 2577/17<br>326 00 Pízeň<br>tel. : 326 531 620<br>mob. : 775 552 973 |  | E-mail : <a href="mailto:krivanek@energon.cz">krivanek@energon.cz</a><br><a href="http://www.energon.cz">http://www.energon.cz</a><br>IČ: 25727362<br>DIČ: CZ25727362 |  | Zakázka číslo:<br><div style="font-size: 24pt; font-weight: bold;">PS 1826</div> |  |
| kraj: Pardubický                                                                                                                    |  | Stavební úřad: Svítavy                                                                |  | Číslo stavby ČEZ Distribuce, a. s.: IE-12-2003679                               |  | Vypracoval:                                                                                                                                                           |  | Jakub Latta                                                                      |  |
| <div style="font-size: 36pt; font-weight: bold;">POLIČKA - SVITAVY</div> <div style="font-size: 18pt;">venkovní vedení 110 kV</div> |  |                                                                                       |  |                                                                                 |  | Ing. Stanislav Křivánek                                                                                                                                               |  | Ing. Roman ŠRÁMEK                                                                |  |
|                                                                                                                                     |  |                                                                                       |  |                                                                                 |  | Autorizovaný ing.:                                                                                                                                                    |  | Jana Černá                                                                       |  |
|                                                                                                                                     |  |                                                                                       |  |                                                                                 |  | Jednání:                                                                                                                                                              |  | Martina Nálevková                                                                |  |
|                                                                                                                                     |  |                                                                                       |  |                                                                                 |  | Datum:                                                                                                                                                                |  | 2015                                                                             |  |
| Vykres č.: 1                                                                                                                        |  | Situace v katastrální mapě                                                            |  |                                                                                 |  | Stupeň:                                                                                                                                                               |  | Paré číslo:                                                                      |  |
| Objednatel: ČEZ Distribuce, a. s.<br>Teplická 874/8<br>405 02 Děčín IV – Podmokly                                                   |  | IČ: 24729035<br>DIČ: CZ24729035                                                       |  | Měřítko:<br><div style="font-size: 24pt;">1:50 000</div>                        |  | PROJEKT<br>STAVBY                                                                                                                                                     |  |                                                                                  |  |

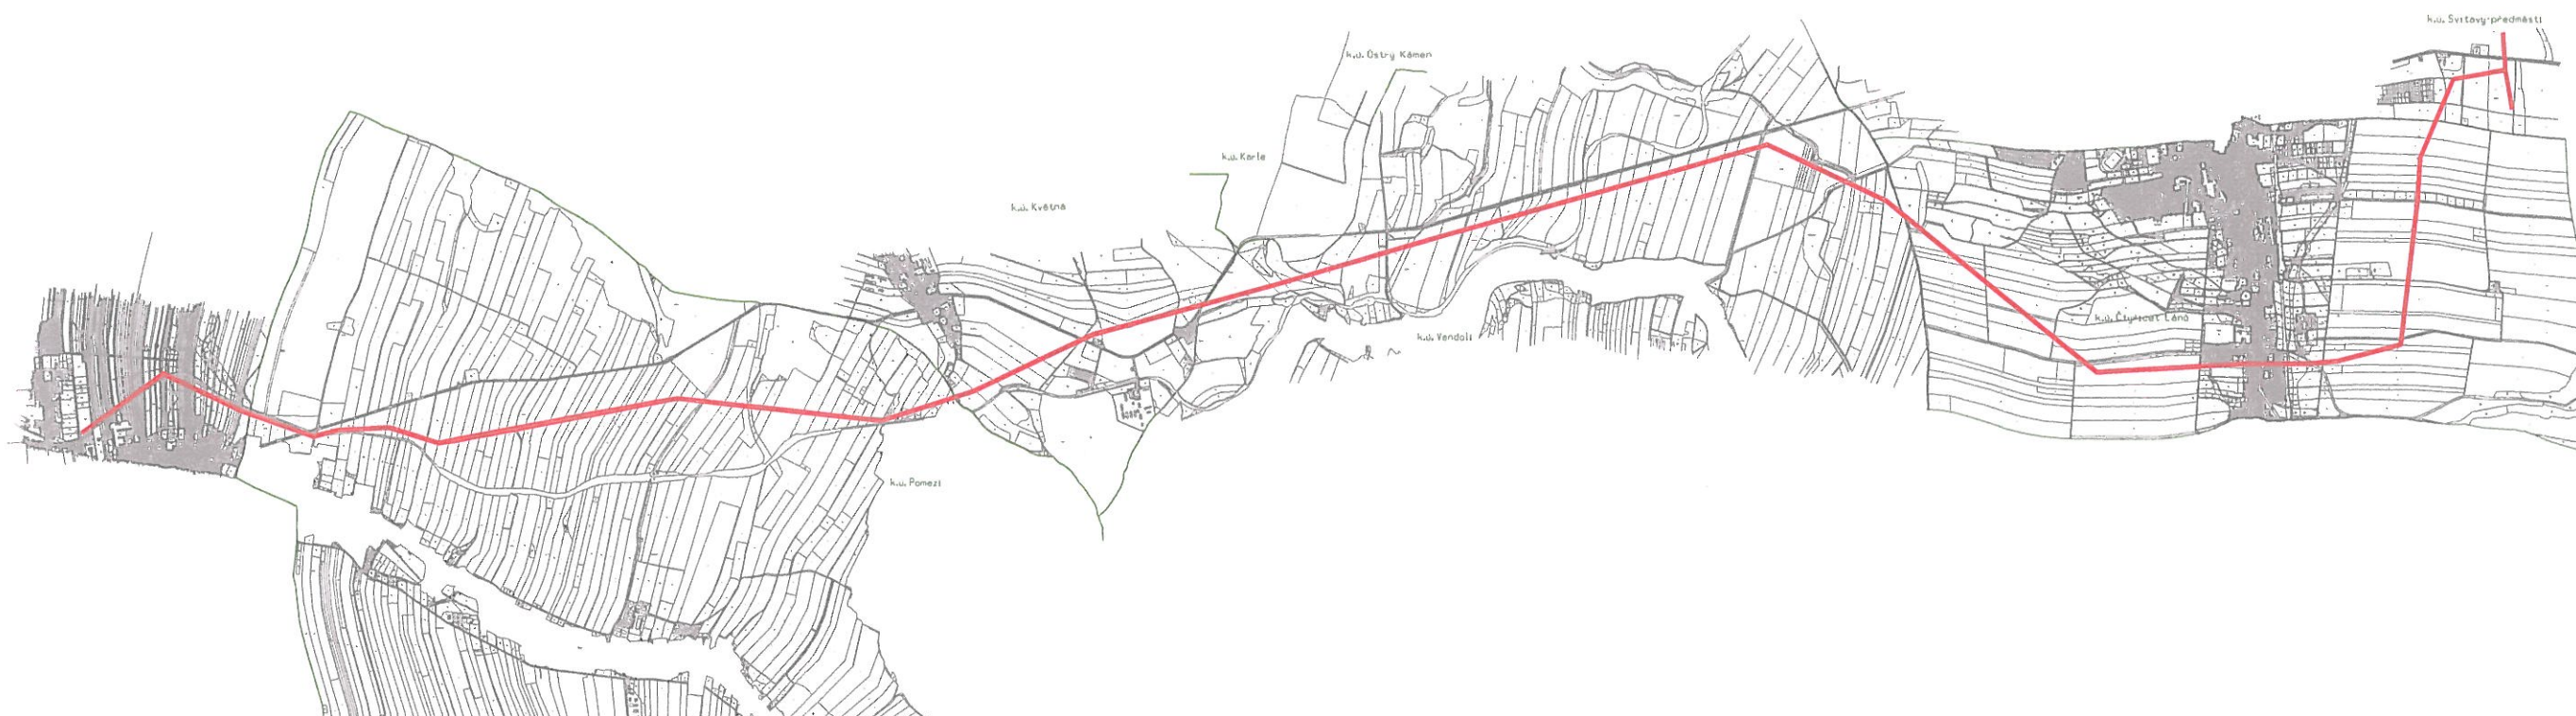

Střecha 1/7 (1. část)

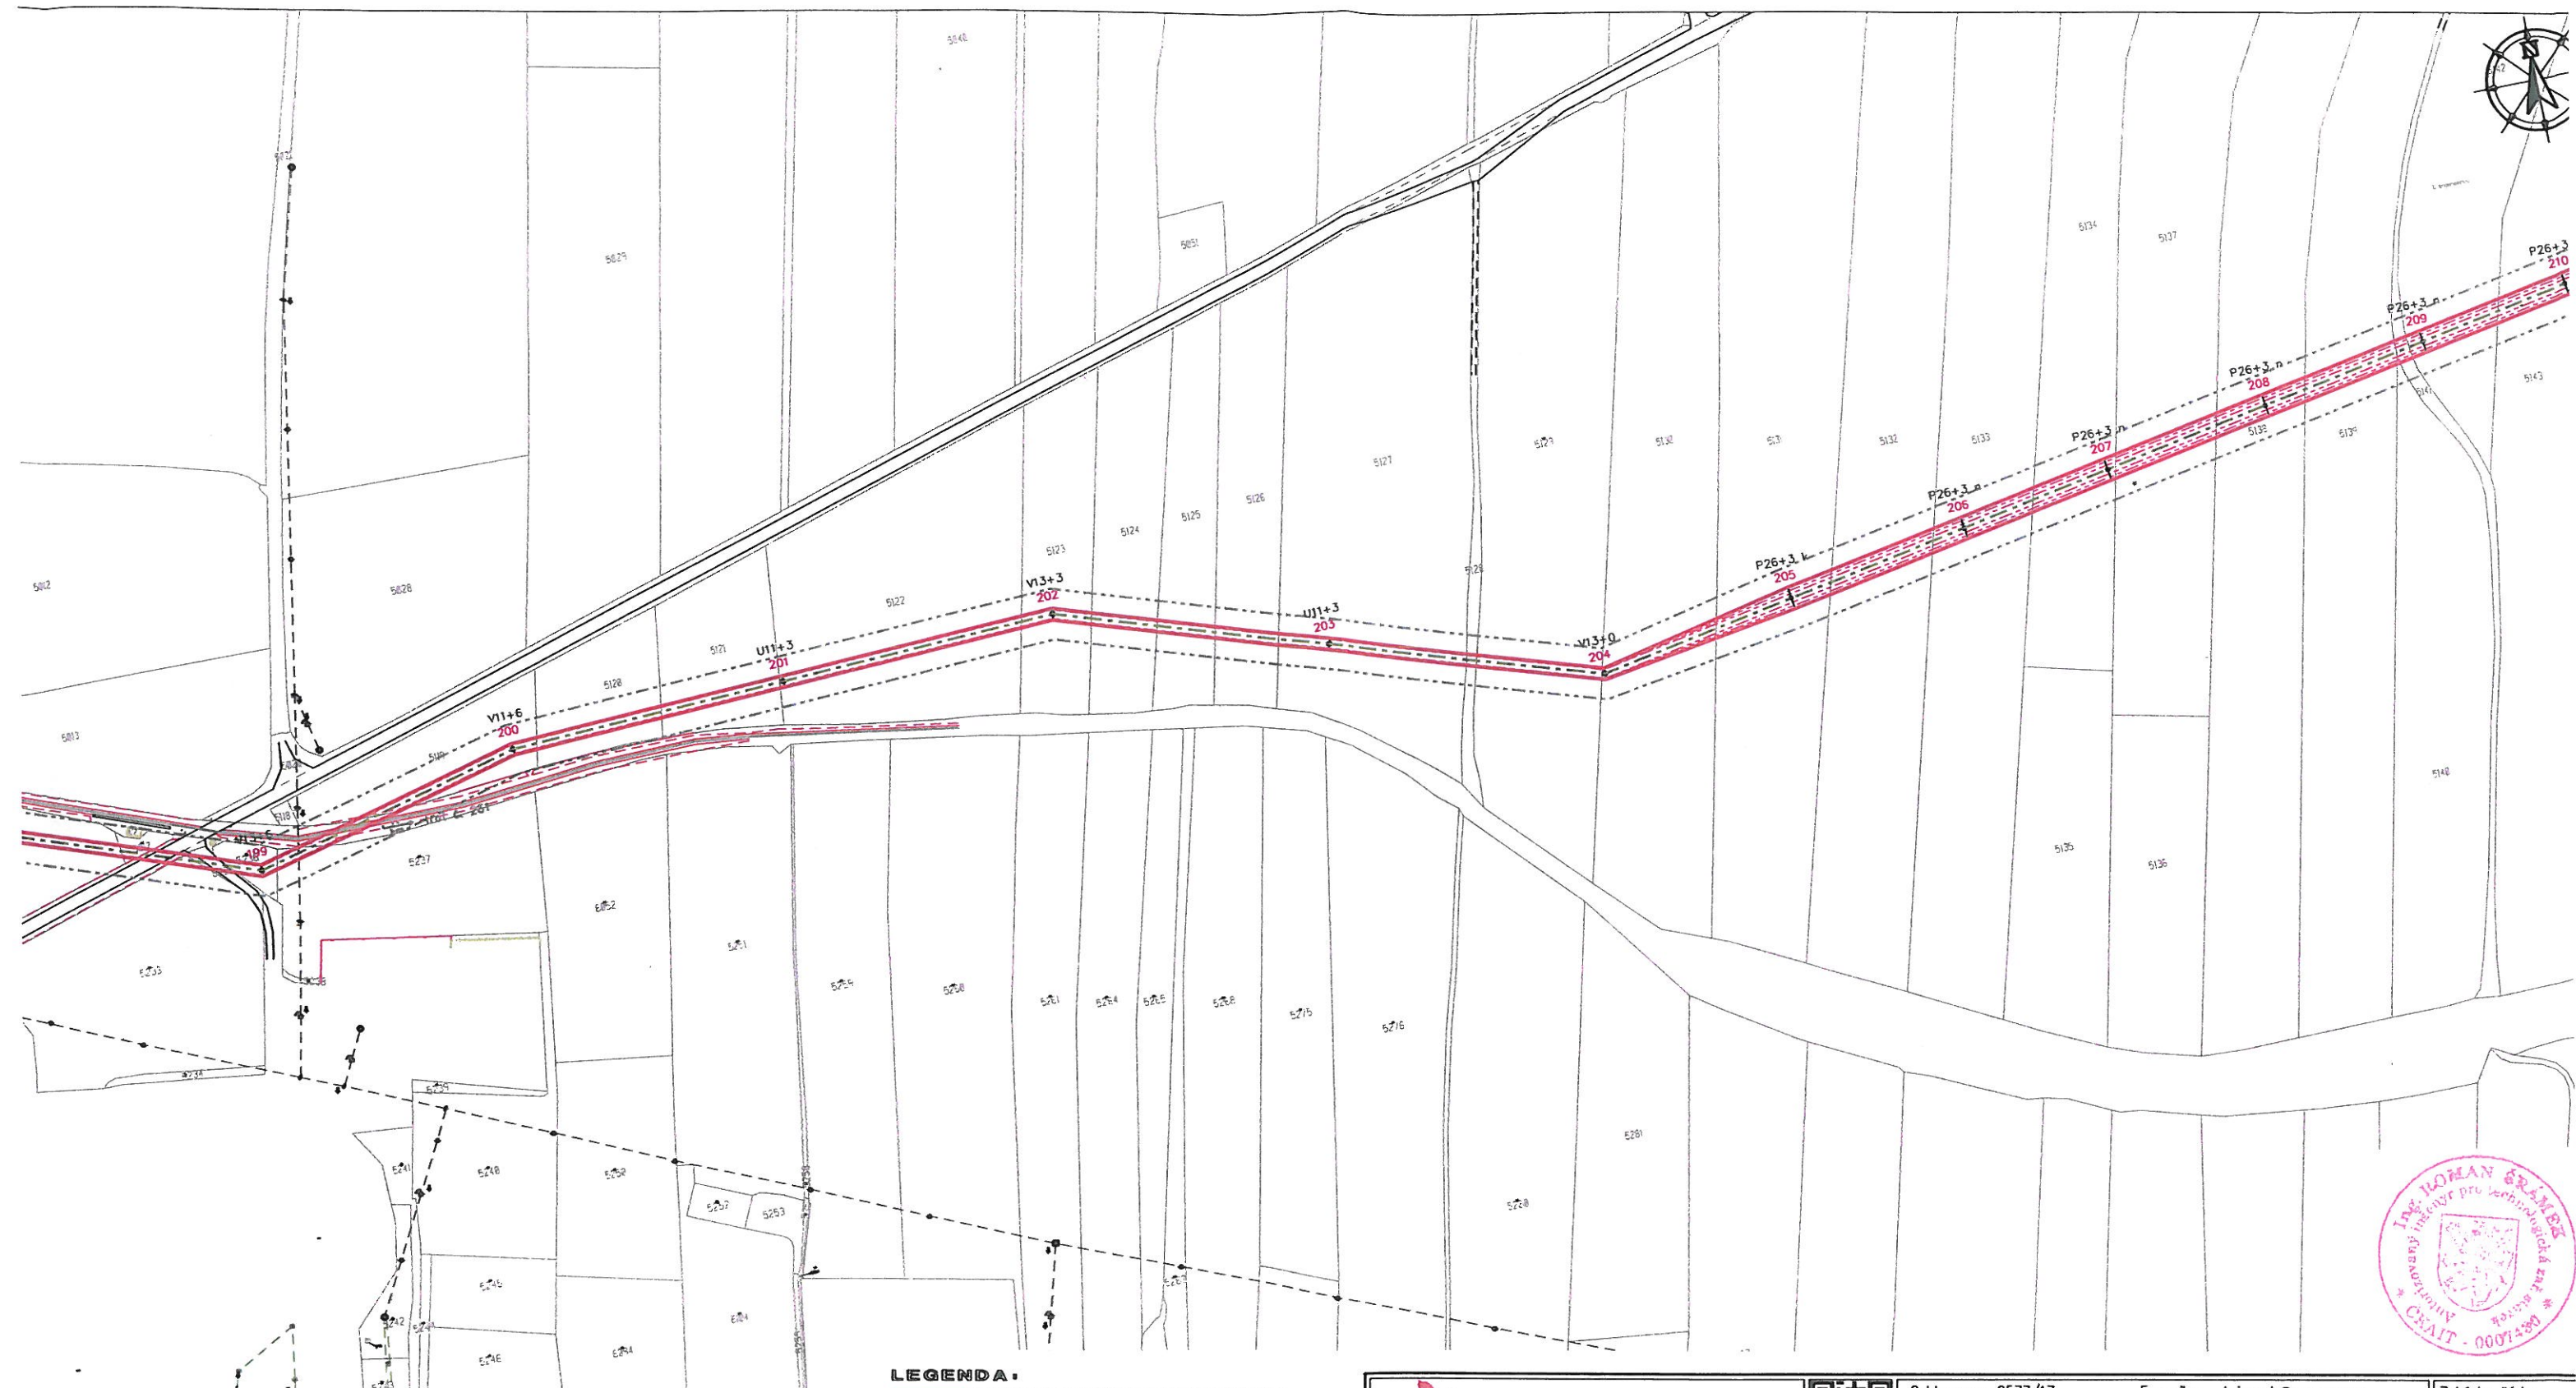

# LEGENDA:

- projektované vzdušné vedení 110 kV (krajní vodič) - 243-M.1/29-S11A
- projektované vzdušné vedení 110 kV (vnitřní vodič) - 243-M.1/29-S11A
- projektované ZL - 184-M.1/30-S11A
- ochranné pásmo vedení VNI
- projektovaný podpěrný bod - přehradový stožár
- číslování podpěrných bodů
- typ podpěrných bodů
- rozhrazení katastrálních území
- parcela katastrální mapy
- stávající vzdušné vedení VN ČEZ
- stávající kabelové vedení VN ČEZ
- stávající vzdušné vedení MN ČEZ
- stávající kabelové vedení MN ČEZ
- stávající vedení OZ - zemní
- stávající vedení OZ - nadzemní
- stávající kabelové vedení ČEZ ICI
- stávající kabelové vedení VN ČD Telematika
- stávající výhledový rozvod RIE
- stávající střední/nižší rozvod RIE
- stávající vodovod
- stávající dráha objekty
- rozhrazení ploch (včetně terénu/asfaltu)
- osa železnice
- budova
- výhledové napájení
- cihození
- strany - svislý porost
- výhledové (horní/dolní) hranice



Guldenerova 2577/17  
326 00 Plzeň  
tel. : 326 531 620  
mob. : 775 552 973

E-mail : [krivanek@energon.cz](mailto:krivanek@energon.cz)  
<http://www.energon.cz>  
IČ: 25727362  
DIČ: CZ25727362

Zakázka číslo:  
PS 1826

kraj: Pardubický

Stavební úřad: Svitavy

Číslo stavby ČEZ Distribuce, a. s.: IE-12-2003679

Vypracoval: Jakub Latta

Stavba:

**POLIČKA - SVITAVY**  
venkovní vedení 110 kV

Ing. Stanislav Krivánek

Autorizovaný Ing.: Ing. Roman ŠRAMEK

Jednání: Jana Černá  
Martina Nálevková

Výkres č.: 2

Koordináční situace 1/7

Datum: 2015

Objednatel: ČEZ Distribuce, a. s.  
Teplická 874/8  
405 02 Děčín IV - Podmokly

IČ: 24729035  
DIČ: CZ24729035


Měřítko:  
1:4000

Stupeň:  
PROJEKT  
STAVBY

Paré číslo:



Ситуация 2/7 (1. ч.)

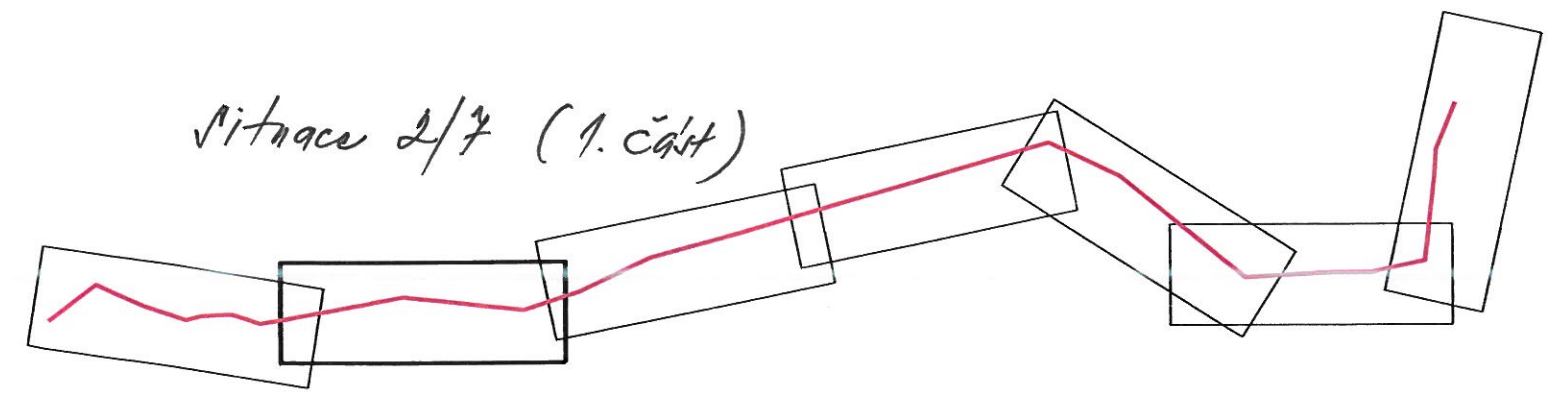





Vitace 2/7 (2. část)

- LEGENDA:**
- projektované vzdušné vedení 110 kV (hraniční vodič) - 243-ML1/39-S11A
  - projektované vzdušné vedení 110 kV (vnitřní vodič) - 243-ML1/39-S11A
  - projektované ZL - 184-ML1/30-S11A
  - ochranné pásmo vedení VHE
  - projektovaný podpěrný bod - přehrázový stožár
  - číselné označení bodů
  - typ podpěrných bodů
  - rozhraní katastrálních území
  - parcelní katastrální mapy
  - stávající vzdušné vedení VN ČEZ
  - stávající kabelové vedení VN ČEZ
  - stávající vzdušné vedení III ČEZ
  - stávající kabelové vedení III ČEZ
  - stávající vedení O2 - záměrné
  - stávající vedení O2 - neovládané
  - stávající kabelové vedení ČEZ ICT
  - stávající kabelové vedení VN SŽDC
  - stávající kabelové vedení VN ČD Telematika
  - stávající výhledový rozvod MRE
  - stávající středotlaký rozvod MRE
  - stávající vedlejší
  - stávající drážní objekty
  - rozhraní ploch (volný terén/asfalt)
  - osa železnice
  - budova
  - výhledové oplocení
  - oplocení
  - stromy - sovislý porost
  - výhledové (horní/dolní hrana)

|                                                                                       |  |                                                                                       |  |                                                                                   |  |                                                                                          |  |                           |  |
|---------------------------------------------------------------------------------------|--|---------------------------------------------------------------------------------------|--|-----------------------------------------------------------------------------------|--|------------------------------------------------------------------------------------------|--|---------------------------|--|
|  |  |  |  | Guldenerova 2577/17<br>326 00 Pízeň<br>tel. : 326 531 620<br>mob. : 775 552 973   |  | E-mail : krivanek@energon.cz<br>http://www.energon.cz<br>IČ: 25727362<br>DIČ: CZ25727362 |  | Zakázka číslo:<br>PS 1826 |  |
| kraj: Pardubický                                                                      |  | Stavební úřad: Svitavy                                                                |  | Číslo stavby ČEZ Distribuce, a. s.: IE-12-2003679                                 |  | Vypracoval:                                                                              |  | Jakub Latta               |  |
| Stavba:                                                                               |  | POLIČKA - SVITAVY                                                                     |  | venkovní vedení 110 kV                                                            |  | Autorizovaný Ing.:                                                                       |  | Ing. Roman ŠRÁMEK         |  |
| Výkres č.: 2                                                                          |  | Koordinační situace 2/7                                                               |  | Objednatel: ČEZ Distribuce, a. s.<br>Teplická 874/8<br>405 02 Děčín IV - Podmokly |  | Měřítko:                                                                                 |  | Datum:                    |  |
| IČ: 24729035<br>DIČ: CZ24729035                                                       |  | 1: 4000                                                                               |  | Stupeň: PROJEKT<br>STAVBY                                                         |  | Paré číslo:                                                                              |  | 2015                      |  |

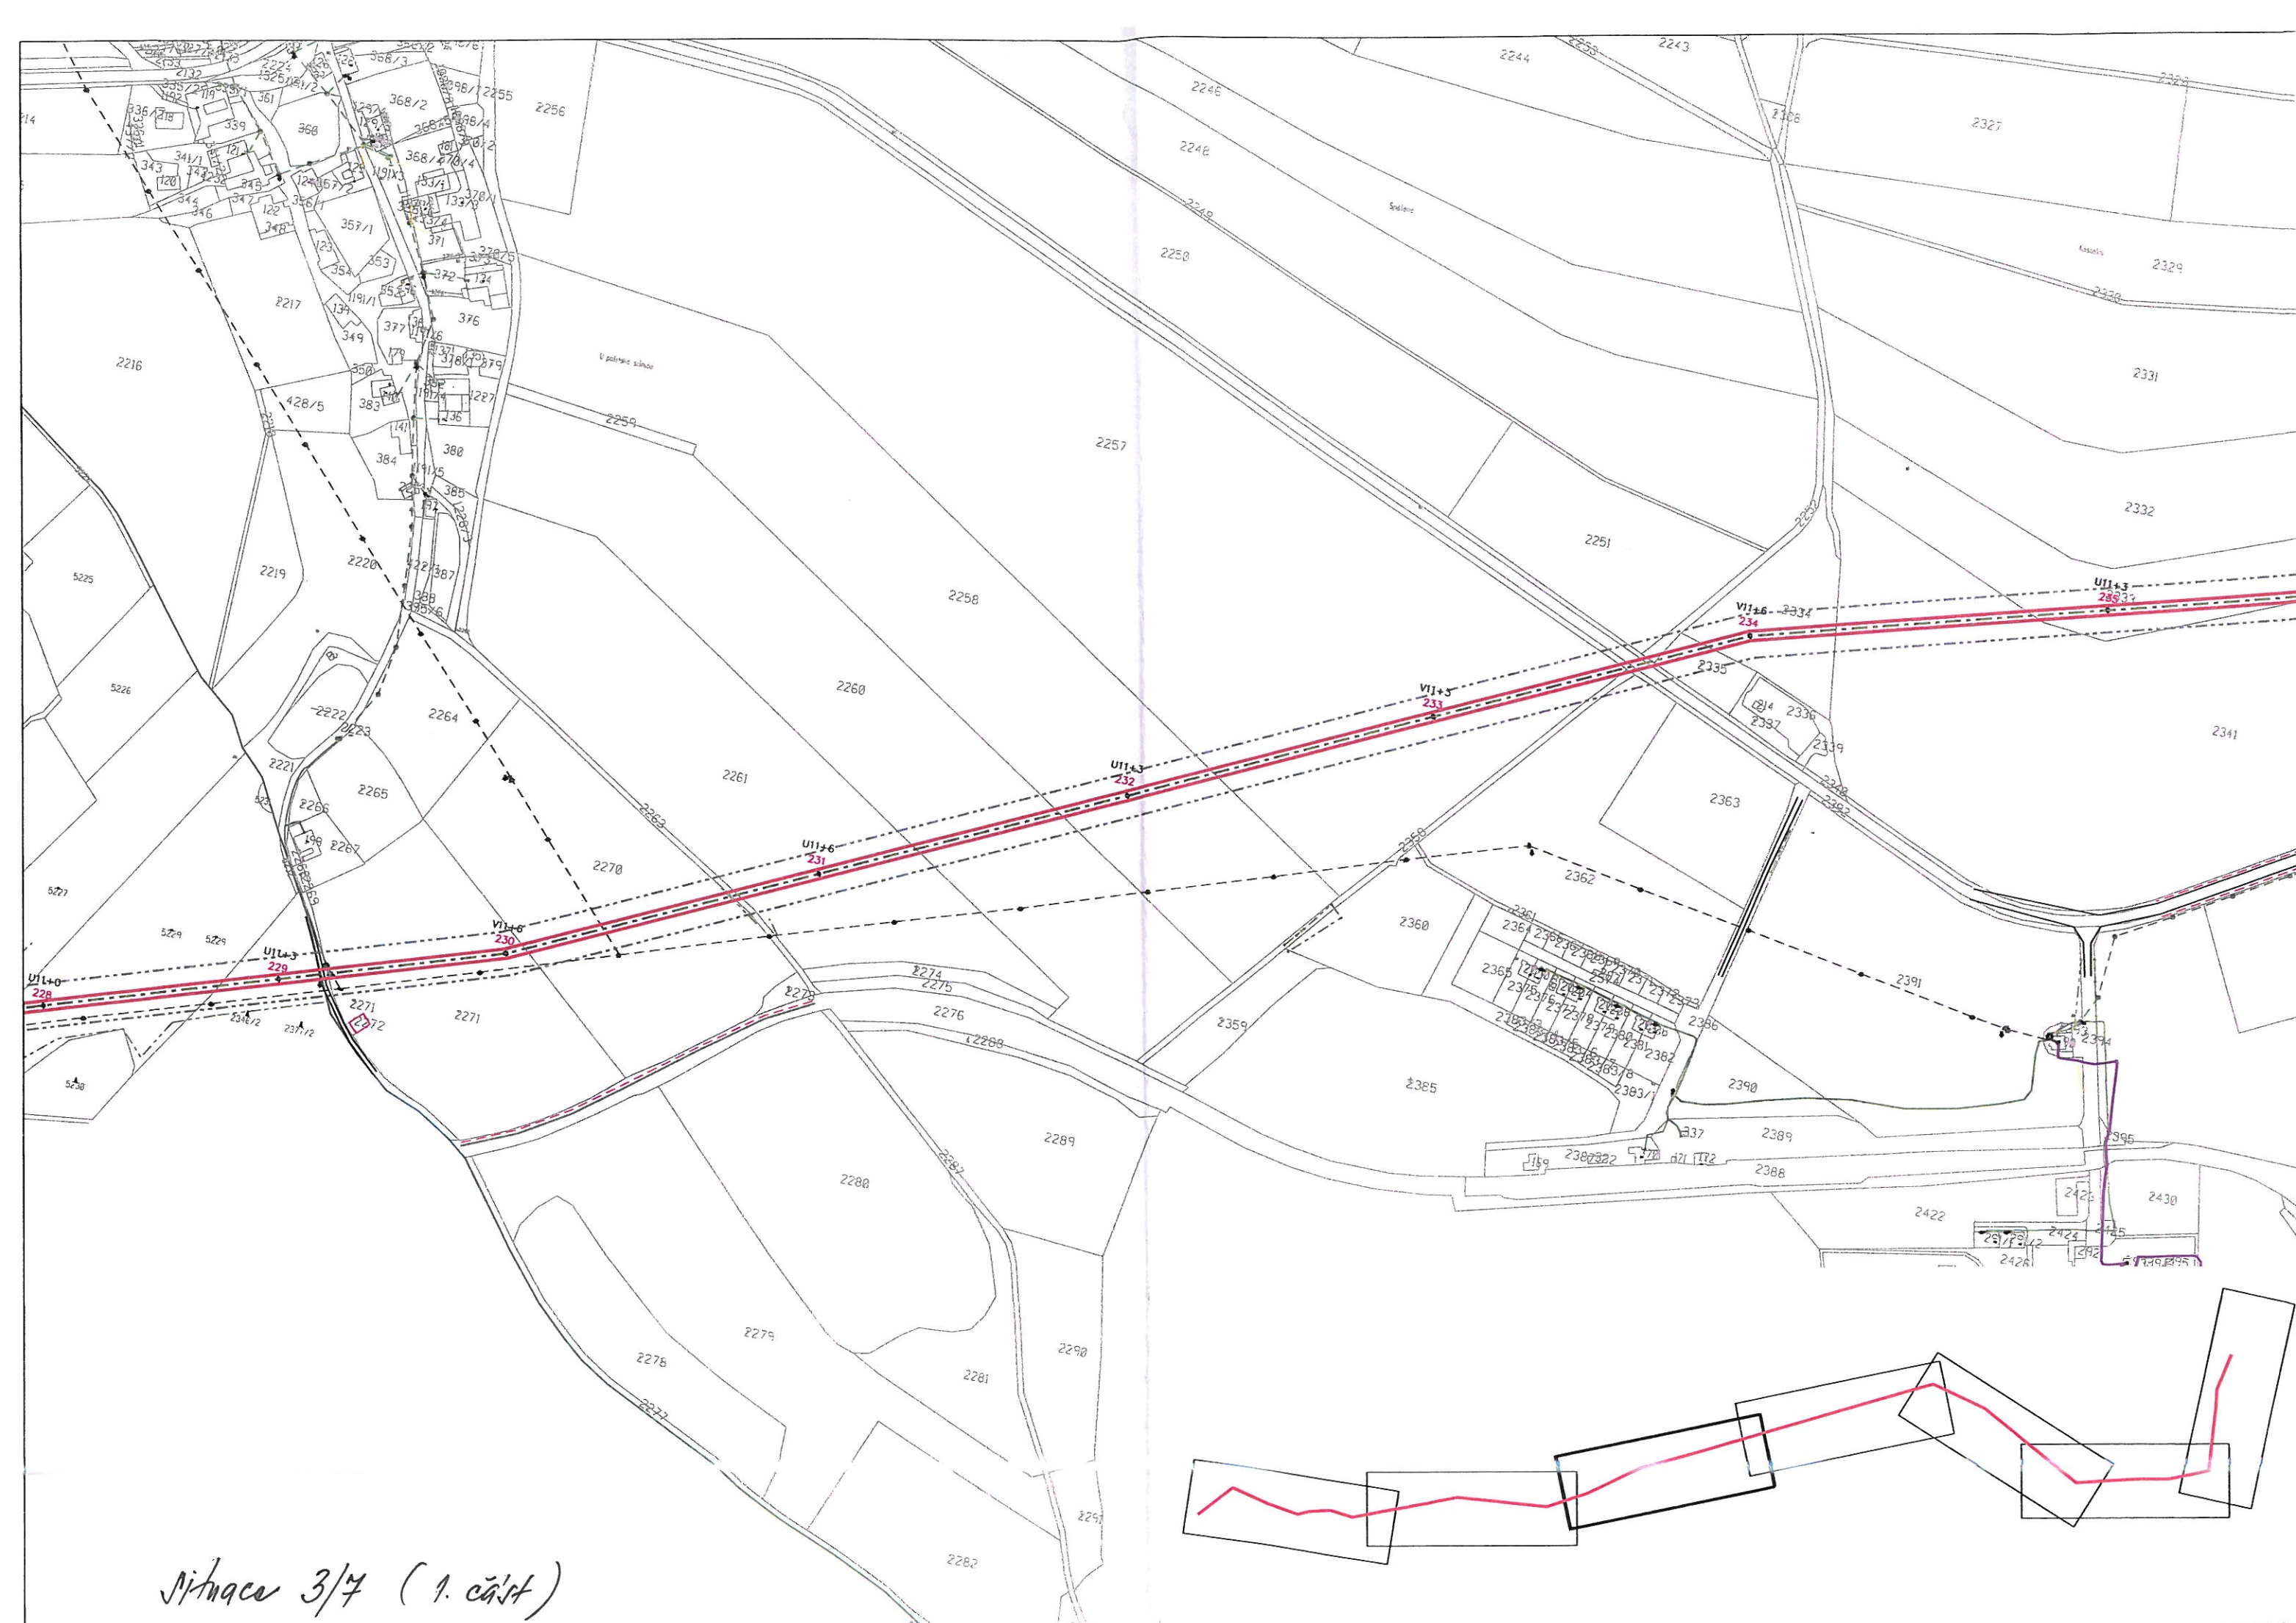



Situace 3/7 (1. část)

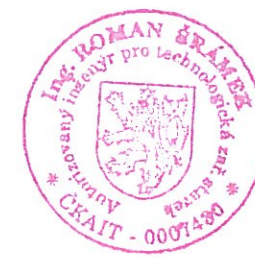

- LEGENDA:**
- projektované vzdušné vedení 110 kV (krajní vodič) – 243-M1/39-S11A
  - projektované vzdušné vedení 110 kV (vnitřní vodič) – 243-M1/39-S11A
  - projektované ZL – 184-M1/30-S11A
  - ochranné pásové vedení VNI
  - projektovaný podpěrný bod – příhradový stožár
  - číselníky podpěrných bodů
  - typ podpěrných bodů
  - rozhraní katastrálních území
  - parcelní katastrální mapy
  - stávající vzdušné vedení VN ČEZ
  - stávající kabelové vedení VN ČEZ
  - stávající vzdušné vedení III ČEZ
  - stávající kabelové vedení III ČEZ
  - stávající vedení OZ – zemřelá
  - stávající vedení OZ – rozváděná
  - stávající kabelové vedení ČEZ ICT
  - stávající kabelové vedení VN SŽDC
  - stávající kabelové vedení VN ČD Telekomika
  - stávající středotiskový rozvod RNE
  - stávající středotiskový rozvod RNE
  - stávající vodovod
  - stávající dráha objektů
  - rozhraní ploch (volný terén/asfalt)
  - oze železnice
  - budova
  - vyznačené oplotení
  - oplotení
  - strany – svislý parost
  - vyznačení (horní/dolní hranice)

|                                                                                                                             |  |                                                                                 |  |                                                                                                                                                                       |  |                                  |  |
|-----------------------------------------------------------------------------------------------------------------------------|--|---------------------------------------------------------------------------------|--|-----------------------------------------------------------------------------------------------------------------------------------------------------------------------|--|----------------------------------|--|
|                                                                                                                             |  | Guidenerova 2577/17<br>326 00 Plzeň<br>tel. : 326 531 620<br>mob. : 775 552 973 |  | E-mail : <a href="mailto:krivanek@energon.cz">krivanek@energon.cz</a><br><a href="http://www.energon.cz">http://www.energon.cz</a><br>IČ: 25727362<br>DIČ: CZ25727362 |  | Zakázka číslo:<br><b>PS 1826</b> |  |
| kraj: Pardubický                                                                                                            |  | Stavební úřad: Svítavy                                                          |  | Číslo stavby ČEZ Distribuce, a. s.: IE-12-2003679                                                                                                                     |  | Vypracoval: Jakub Lotta          |  |
| Stavba:<br><h2 style="text-align: center;">POLIČKA - SVITAVY</h2> <p style="text-align: center;">venkovní vedení 110 kV</p> |  |                                                                                 |  |                                                                                                                                                                       |  |                                  |  |
| Vykres č.: 2                                                                                                                |  | Koordinační situace                                                             |  | 3/7                                                                                                                                                                   |  | Datum: 2015                      |  |
| Objednatel: ČEZ Distribuce, a. s.<br>Teplická 874/8<br>405 02 Děčín IV – Podmokly                                           |  | IČ: 24729035<br>DIČ: CZ24729035                                                 |  | Měřítko:<br>1:4000                                                                                                                                                    |  | Stupeň: PROJEKT<br>STAVBY        |  |
| Paré číslo:                                                                                                                 |  |                                                                                 |  |                                                                                                                                                                       |  |                                  |  |

Autorizovaný Ing.: Ing. Stanislav Krivánek  
 Ing. Roman ŠRÁMEK  
 Jednání: Jana Černá  
 Martina Nálevková

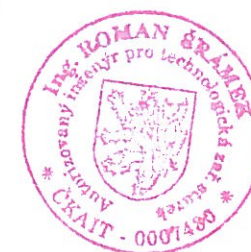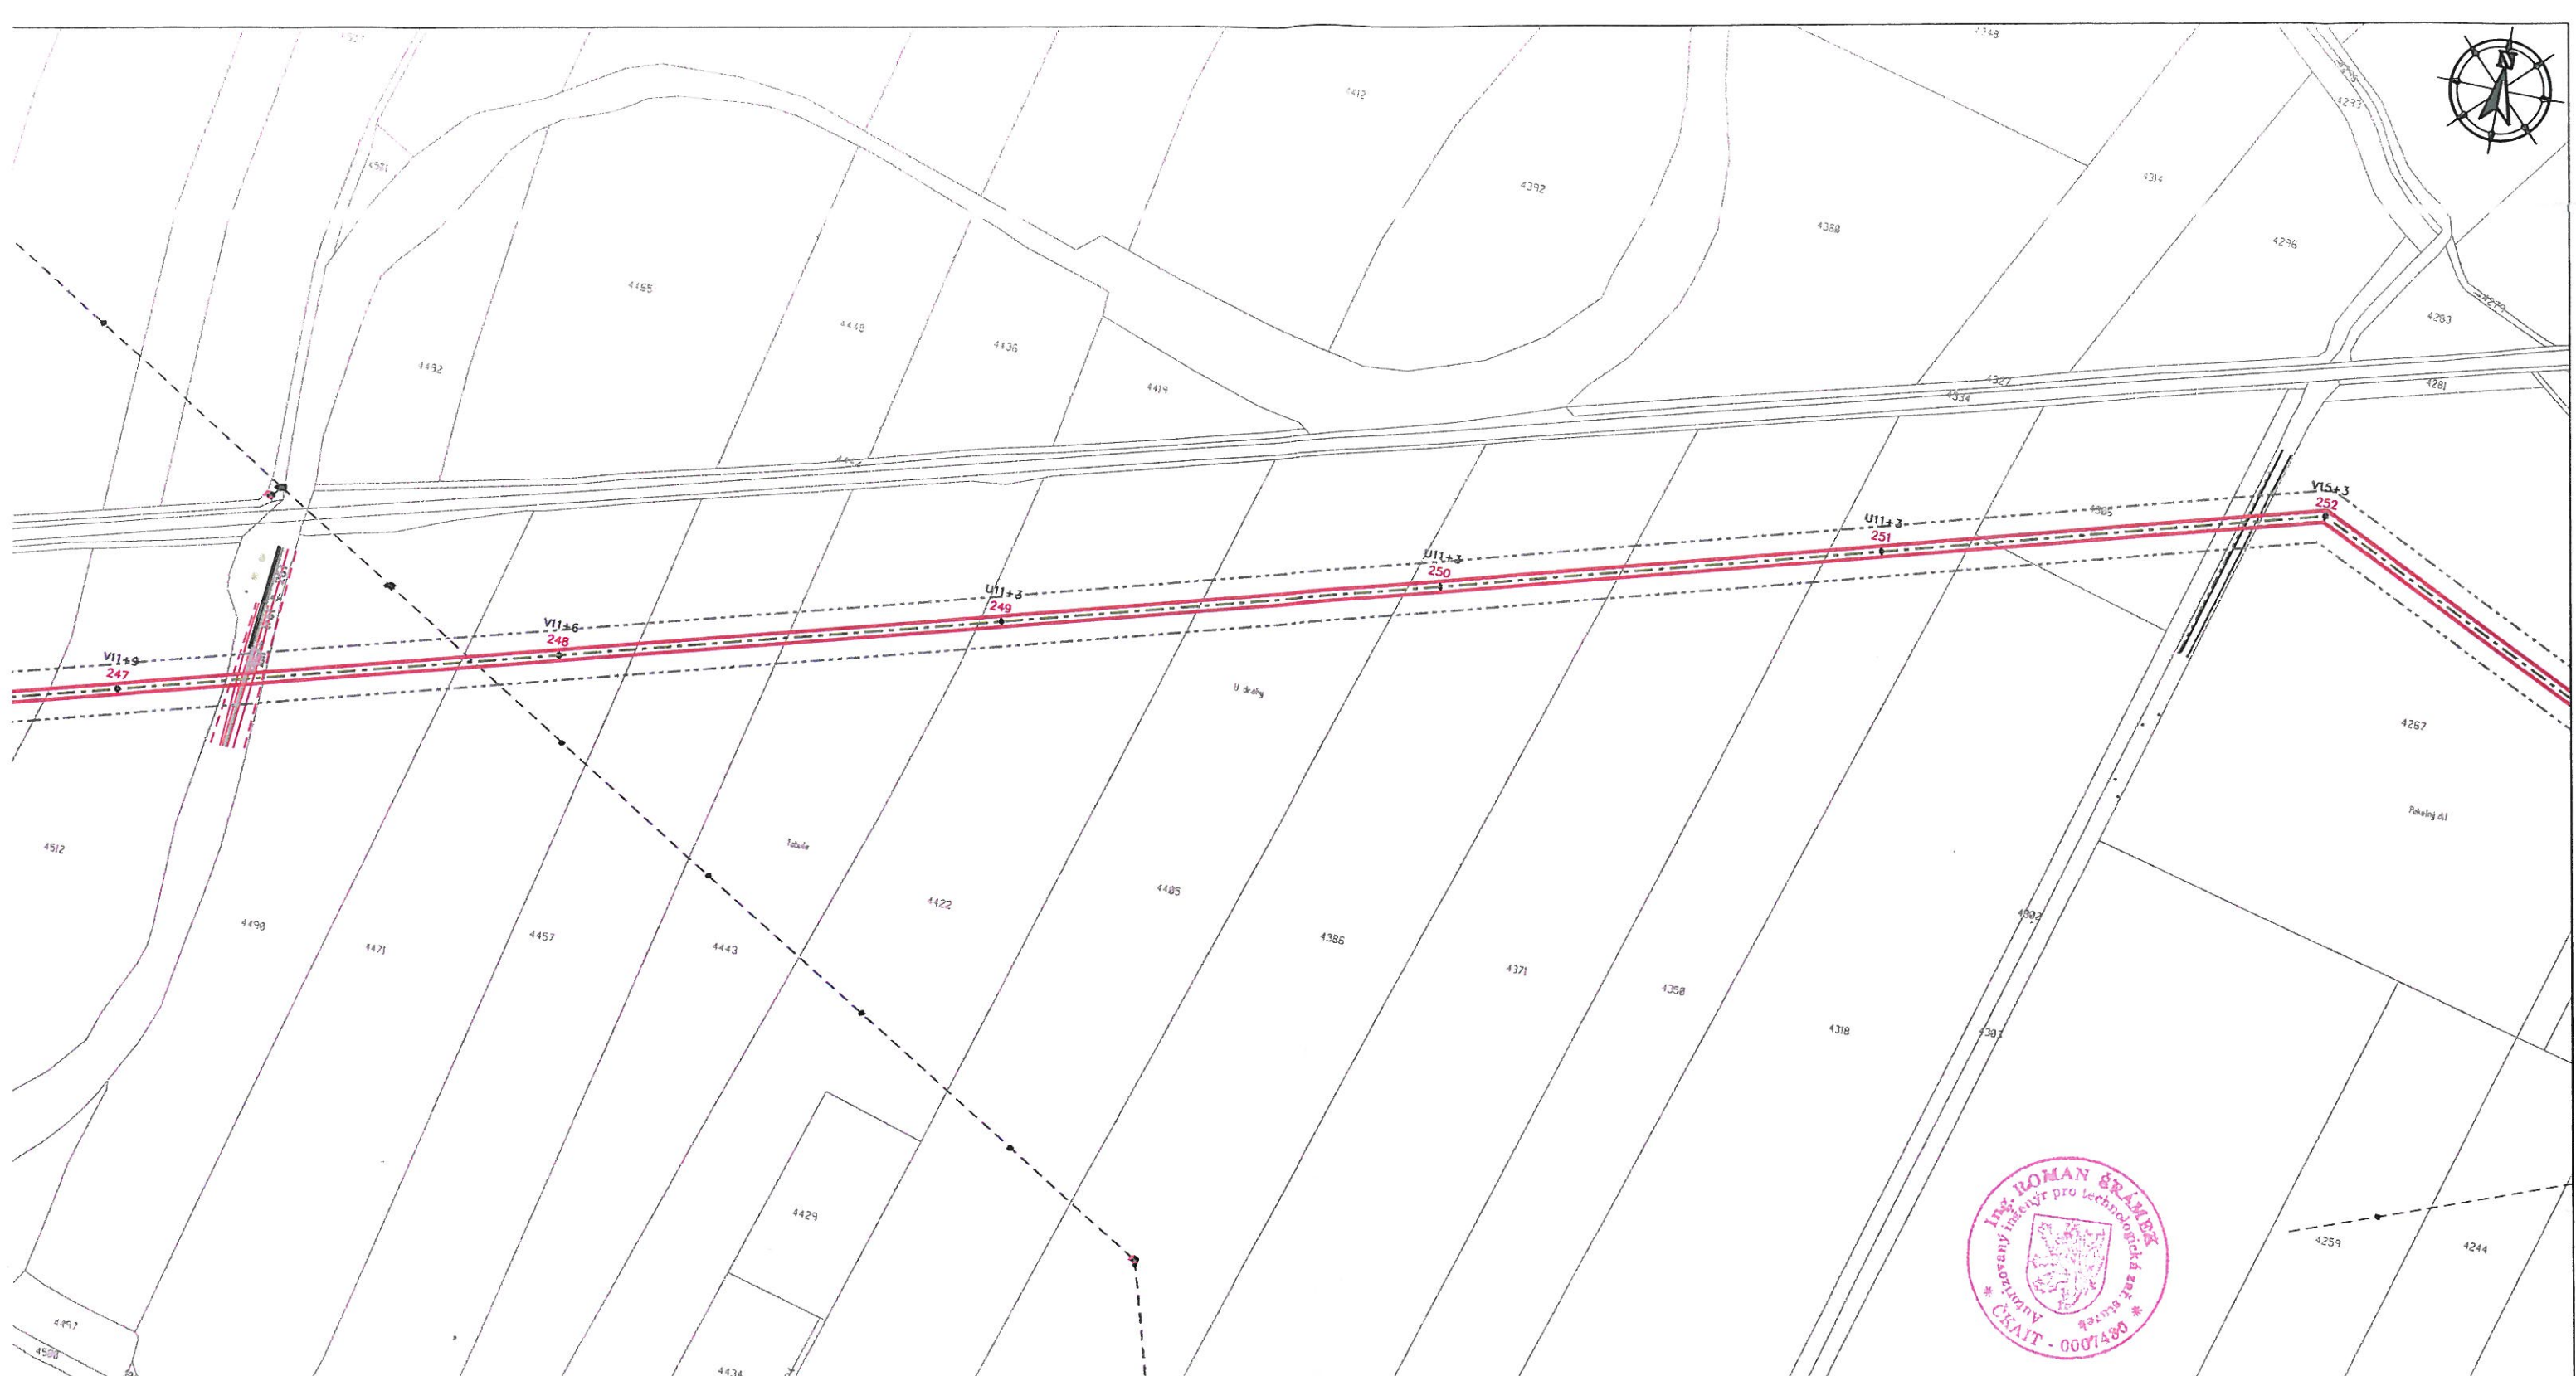

*Situace 4/7 (1. část)*

#### LEGENDA:

- projektované vzdušné vedení 110 kV (krajní vodič) - 243-ML1/39-511A
- projektované vzdušné vedení 110 kV (vnitřní vodič) - 243-ML1/39-511A
- projektované ZL - 184-ML1/30-511A
- ochranné pásmo vedení VNI
- projektovaný podpěrný bod - přehradový stožár
- číselná podpora bodů
- typ podpěrných bodů
- rozhraní katastrálních území
- parcelní katastrální mapy
- stávající vzdušné vedení VN ČEZ
- stávající kabelové vedení VN ČEZ
- stávající kabelové vedení VN ČEZ
- stávající kabelové vedení VN ČEZ
- stávající vedení O2 - rozváděč
- stávající vedení O2 - rozváděč
- stávající kabelové vedení ČEZ ICT
- stávající kabelové vedení VN SŽDC
- stávající kabelové vedení VN ČD Telematika
- stávající výtahový rozvod RNE
- stávající střední/nižší rozvod RNE
- stávající vodovod
- stávající drážní objekty
- rozhraní ploch (volný terén/asfalt)
- osa železnice
- budova
- vyznačení oplocení
- oplocení
- strany - svislý porost
- výtahová (termální) hrana



Guldenerova 2577/17  
326 00 Plzeň  
tel. : 326 531 620  
mob. : 775 552 973

E-mail : [krivane@energon.cz](mailto:krivane@energon.cz)  
<http://www.energon.cz>  
IČ: 25727362  
DIČ: CZ25727362

Zakázka číslo:  
PS 1826

kraj: Pardubický

Stavební úřad: Svítavy

Číslo stavby ČEZ Distribuce, a. s.: IE-12-2003679

Vypracoval:

Jakub Latta

Stavba:

**POLIČKA - SVITAVY**  
venkovní vedení 110 kV

Ing. Stanislav Křivánek

Autorizovaný Ing.:

Ing. Roman ŠRÁMEK

Jednáni:

Jana Černá

Martina Nálevková

Výkres č.: 2

Koordinační situace 4/7

Datum:

2015

Objednatel:

ČEZ Distribuce, a. s.  
Teplická 874/8  
405 02 Děčín IV – Podmokly

IČ: 24729035

DIČ: CZ24729035


Měřítko:

1:4000

Stupeň:

PROJEKT  
STAVBY

Paré číslo:

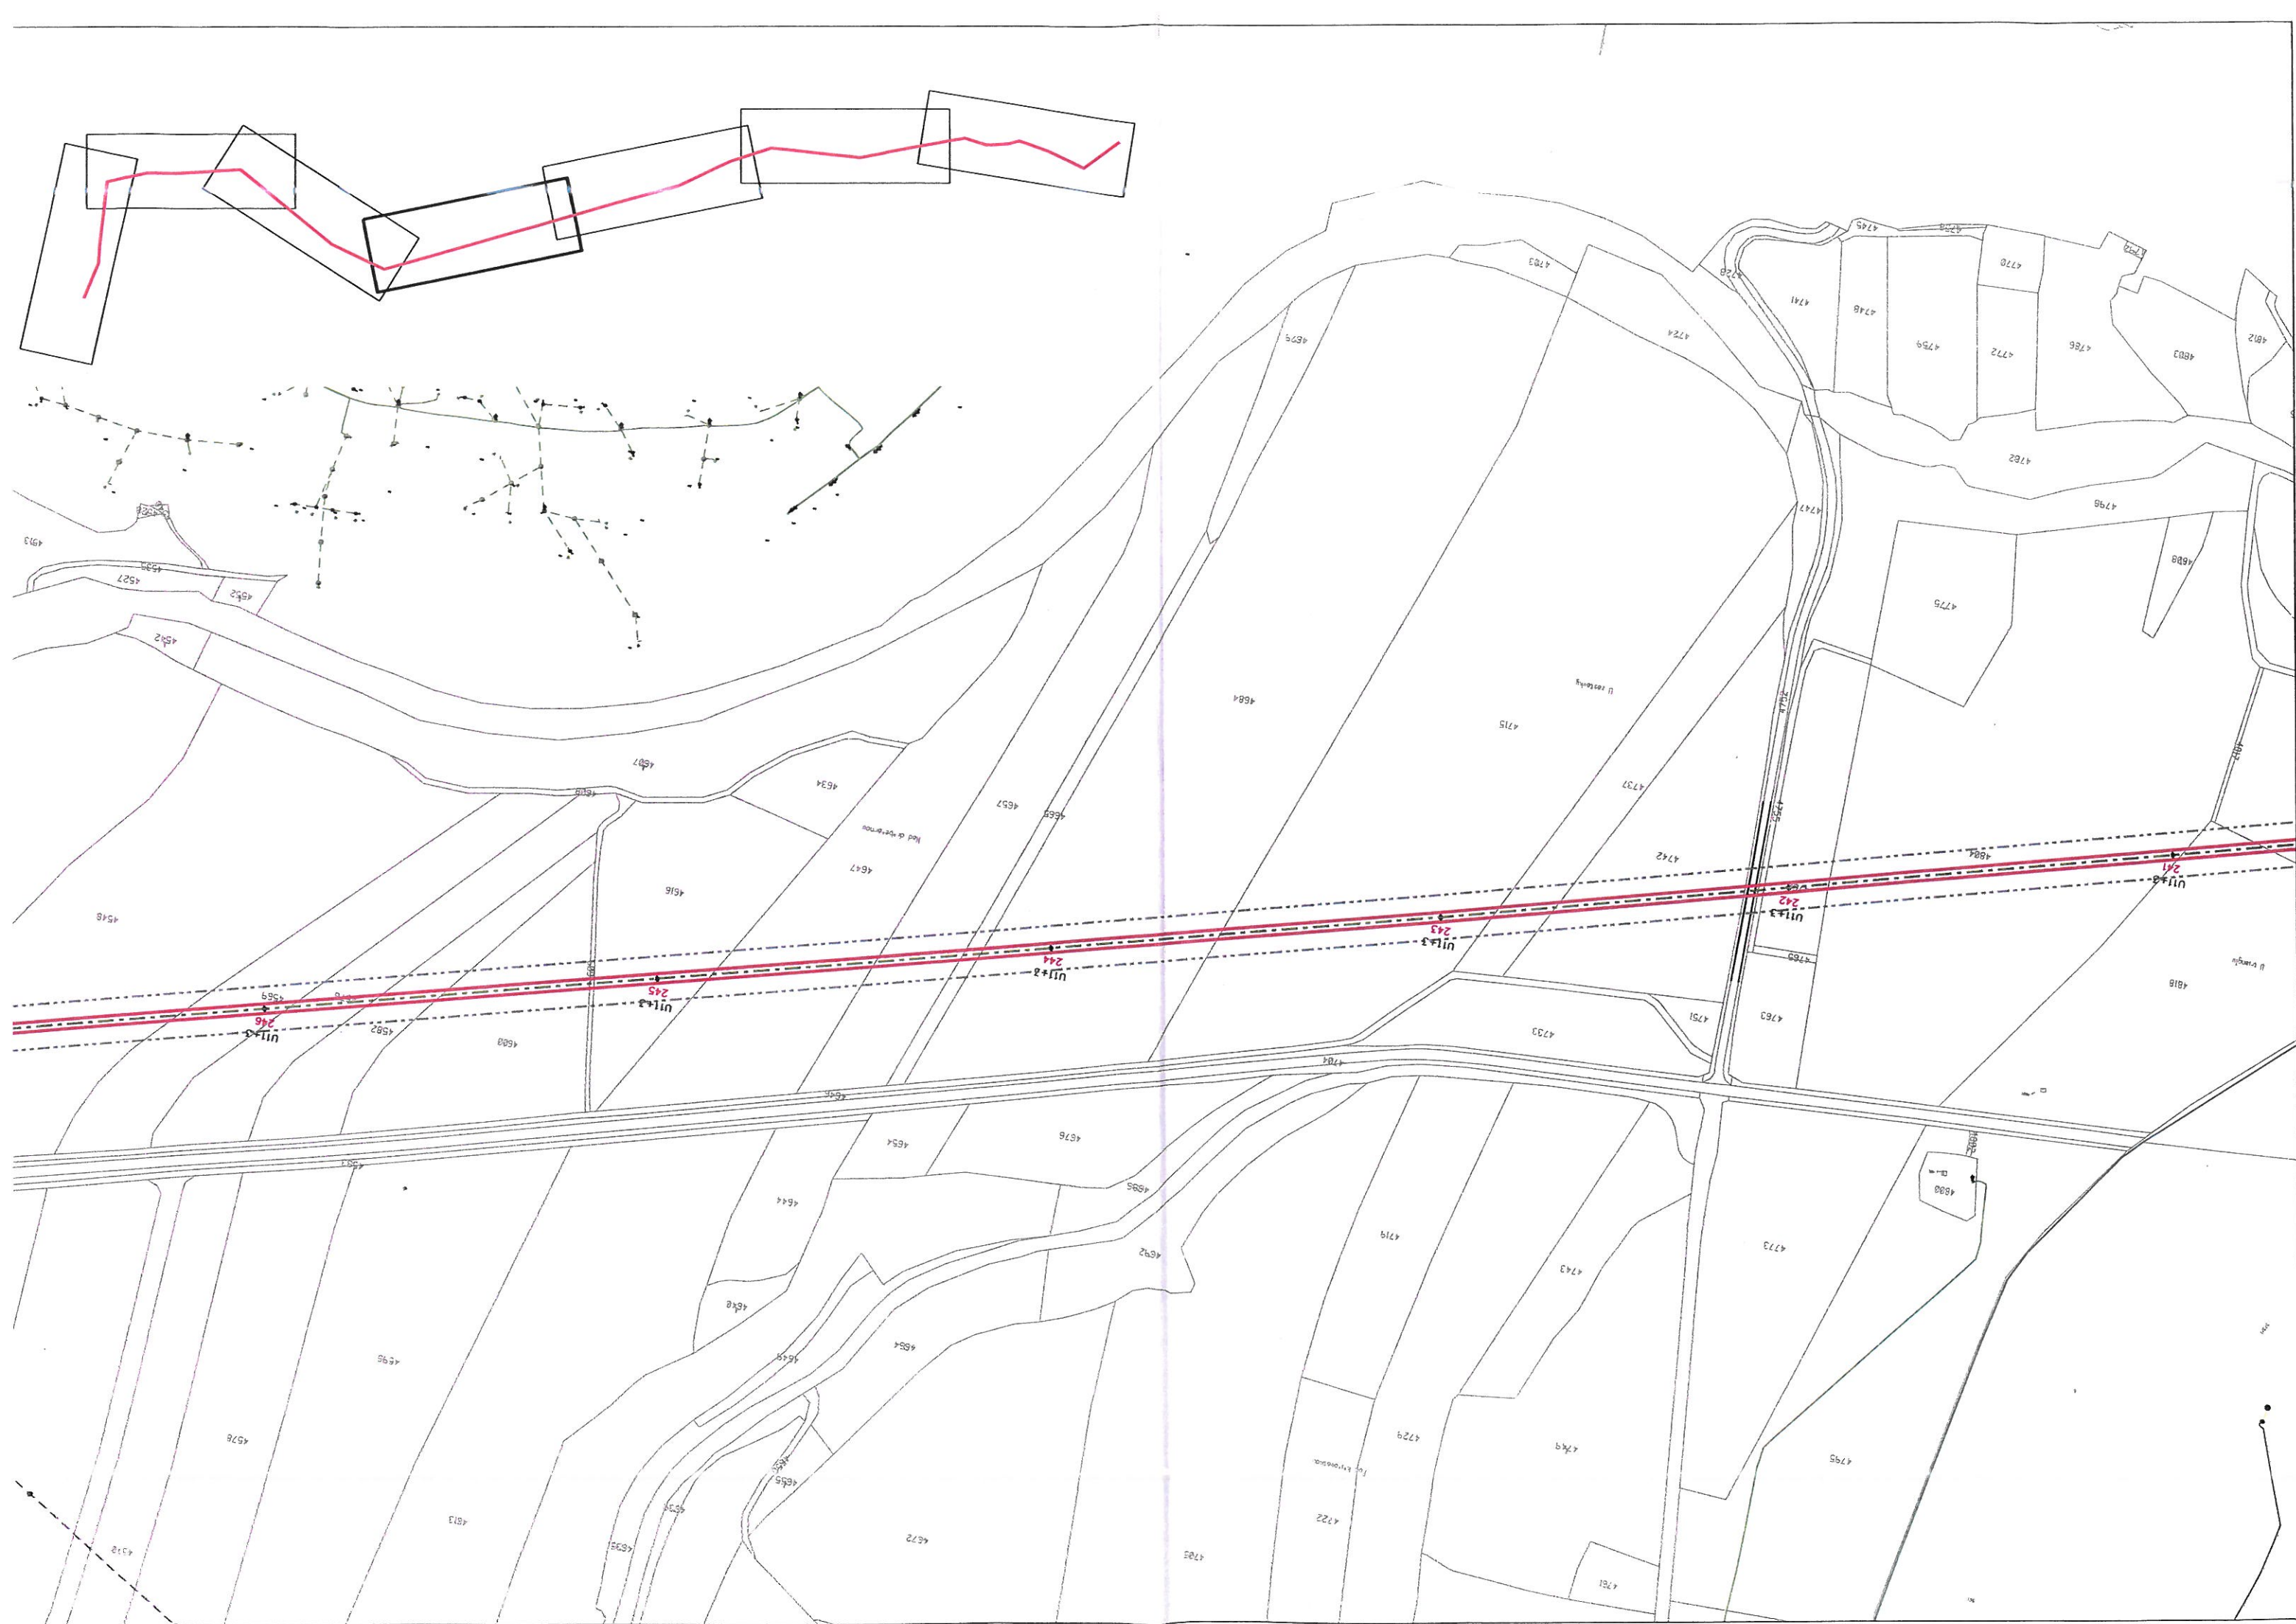



K.Ú. Čtyřice



Situace 5/7 (1. část)

- LEGENDA:**
- projektované vzdušné vedení 110 kV (krajní vodič) - 243-ML1/39-ST1A
  - projektované vzdušné vedení 110 kV (vnitřní vodič) - 243-ML1/39-ST1A
  - projektované ZL - 184-ML1/39-ST1A
  - ochranné pásmo vedení VHM
  - projektovaný podpěrný bod - příhradový stožár
  - číselník podpěrných bodů
  - typ podpěrných bodů
  - rozhraní katastrálních území
  - stávající vzdušné vedení VN ČEZ
  - stávající kabelové vedení VN ČEZ
  - stávající vzdušné vedení NN ČEZ
  - stávající kabelové vedení NN ČEZ
  - stávající vedení O2 - zeměné
  - stávající vedení O2 - nezeměné
  - stávající kabelové vedení ČEZ ICT
  - stávající kabelové vedení VN SŽDC
  - stávající kabelové vedení VN ČD Telefonika
  - stávající vysokotlaký rozvod MVE
  - stávající středotlaký rozvod MVE
  - stávající vodovod
  - stávající drenážní objekty
  - rozhraní ploch tvořící terén/asfalt
  - ose železnice
  - budova
  - vyznačené oplocení
  - oplocení
  - stromy - svislý porost
  - výkresis (hraniční/rovní hranice)





|                                                               |  |                                                                       |  |                                                                                 |  |                                                                                                                                                                       |  |                                  |  |
|---------------------------------------------------------------|--|-----------------------------------------------------------------------|--|---------------------------------------------------------------------------------|--|-----------------------------------------------------------------------------------------------------------------------------------------------------------------------|--|----------------------------------|--|
|                                                               |  |                                                                       |  | Guldenerova 2577/17<br>326 00 Plzeň<br>tel. : 326 531 620<br>mob. : 775 552 973 |  | E-mail : <a href="mailto:krivanek@energon.cz">krivanek@energon.cz</a><br><a href="http://www.energon.cz">http://www.energon.cz</a><br>IČ: 25727362<br>DIČ: CZ25727362 |  | Zakázka číslo:<br><b>PS 1826</b> |  |
| kraj: Pardubický                                              |  | Stavební úřad: Svítavy                                                |  | Číslo stavby ČEZ Distribuce, a. s.: IE-12-2003679                               |  | Vypracoval:                                                                                                                                                           |  | Jakub Latta                      |  |
| Stavba:<br><b>POLIČKA - SVITAVY</b><br>venkovní vedení 110 kV |  |                                                                       |  |                                                                                 |  | Autorizovaný Ing.:                                                                                                                                                    |  | Ing. Stanislav Křivánek          |  |
|                                                               |  |                                                                       |  |                                                                                 |  | Jednání:                                                                                                                                                              |  | Jana Černá<br>Martina Náleková   |  |
| Výkres č.: 2                                                  |  | Koordinační situace 5/7                                               |  |                                                                                 |  | Datum:                                                                                                                                                                |  | 2015                             |  |
| Objednatel:                                                   |  | ČEZ Distribuce, a. s.<br>Teplická 874/8<br>405 02 Děčín IV - Podmokly |  | IČ: 24729035<br>DIČ: CZ24729035                                                 |  | Měřítko:                                                                                                                                                              |  | 1: 4000                          |  |
|                                                               |  |                                                                       |  |                                                                                 |  | Stupeň:                                                                                                                                                               |  | PROJEKT<br>STAVBY                |  |
|                                                               |  |                                                                       |  |                                                                                 |  | Paré číslo:                                                                                                                                                           |  |                                  |  |



k.ú. Čtyřicet Lánů

šitáca 6/7 (1. část)

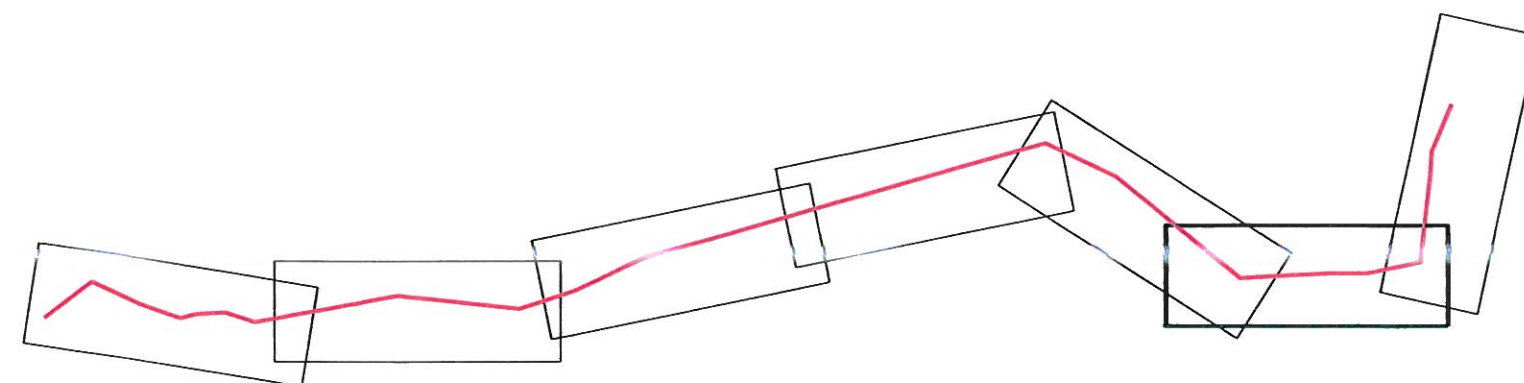

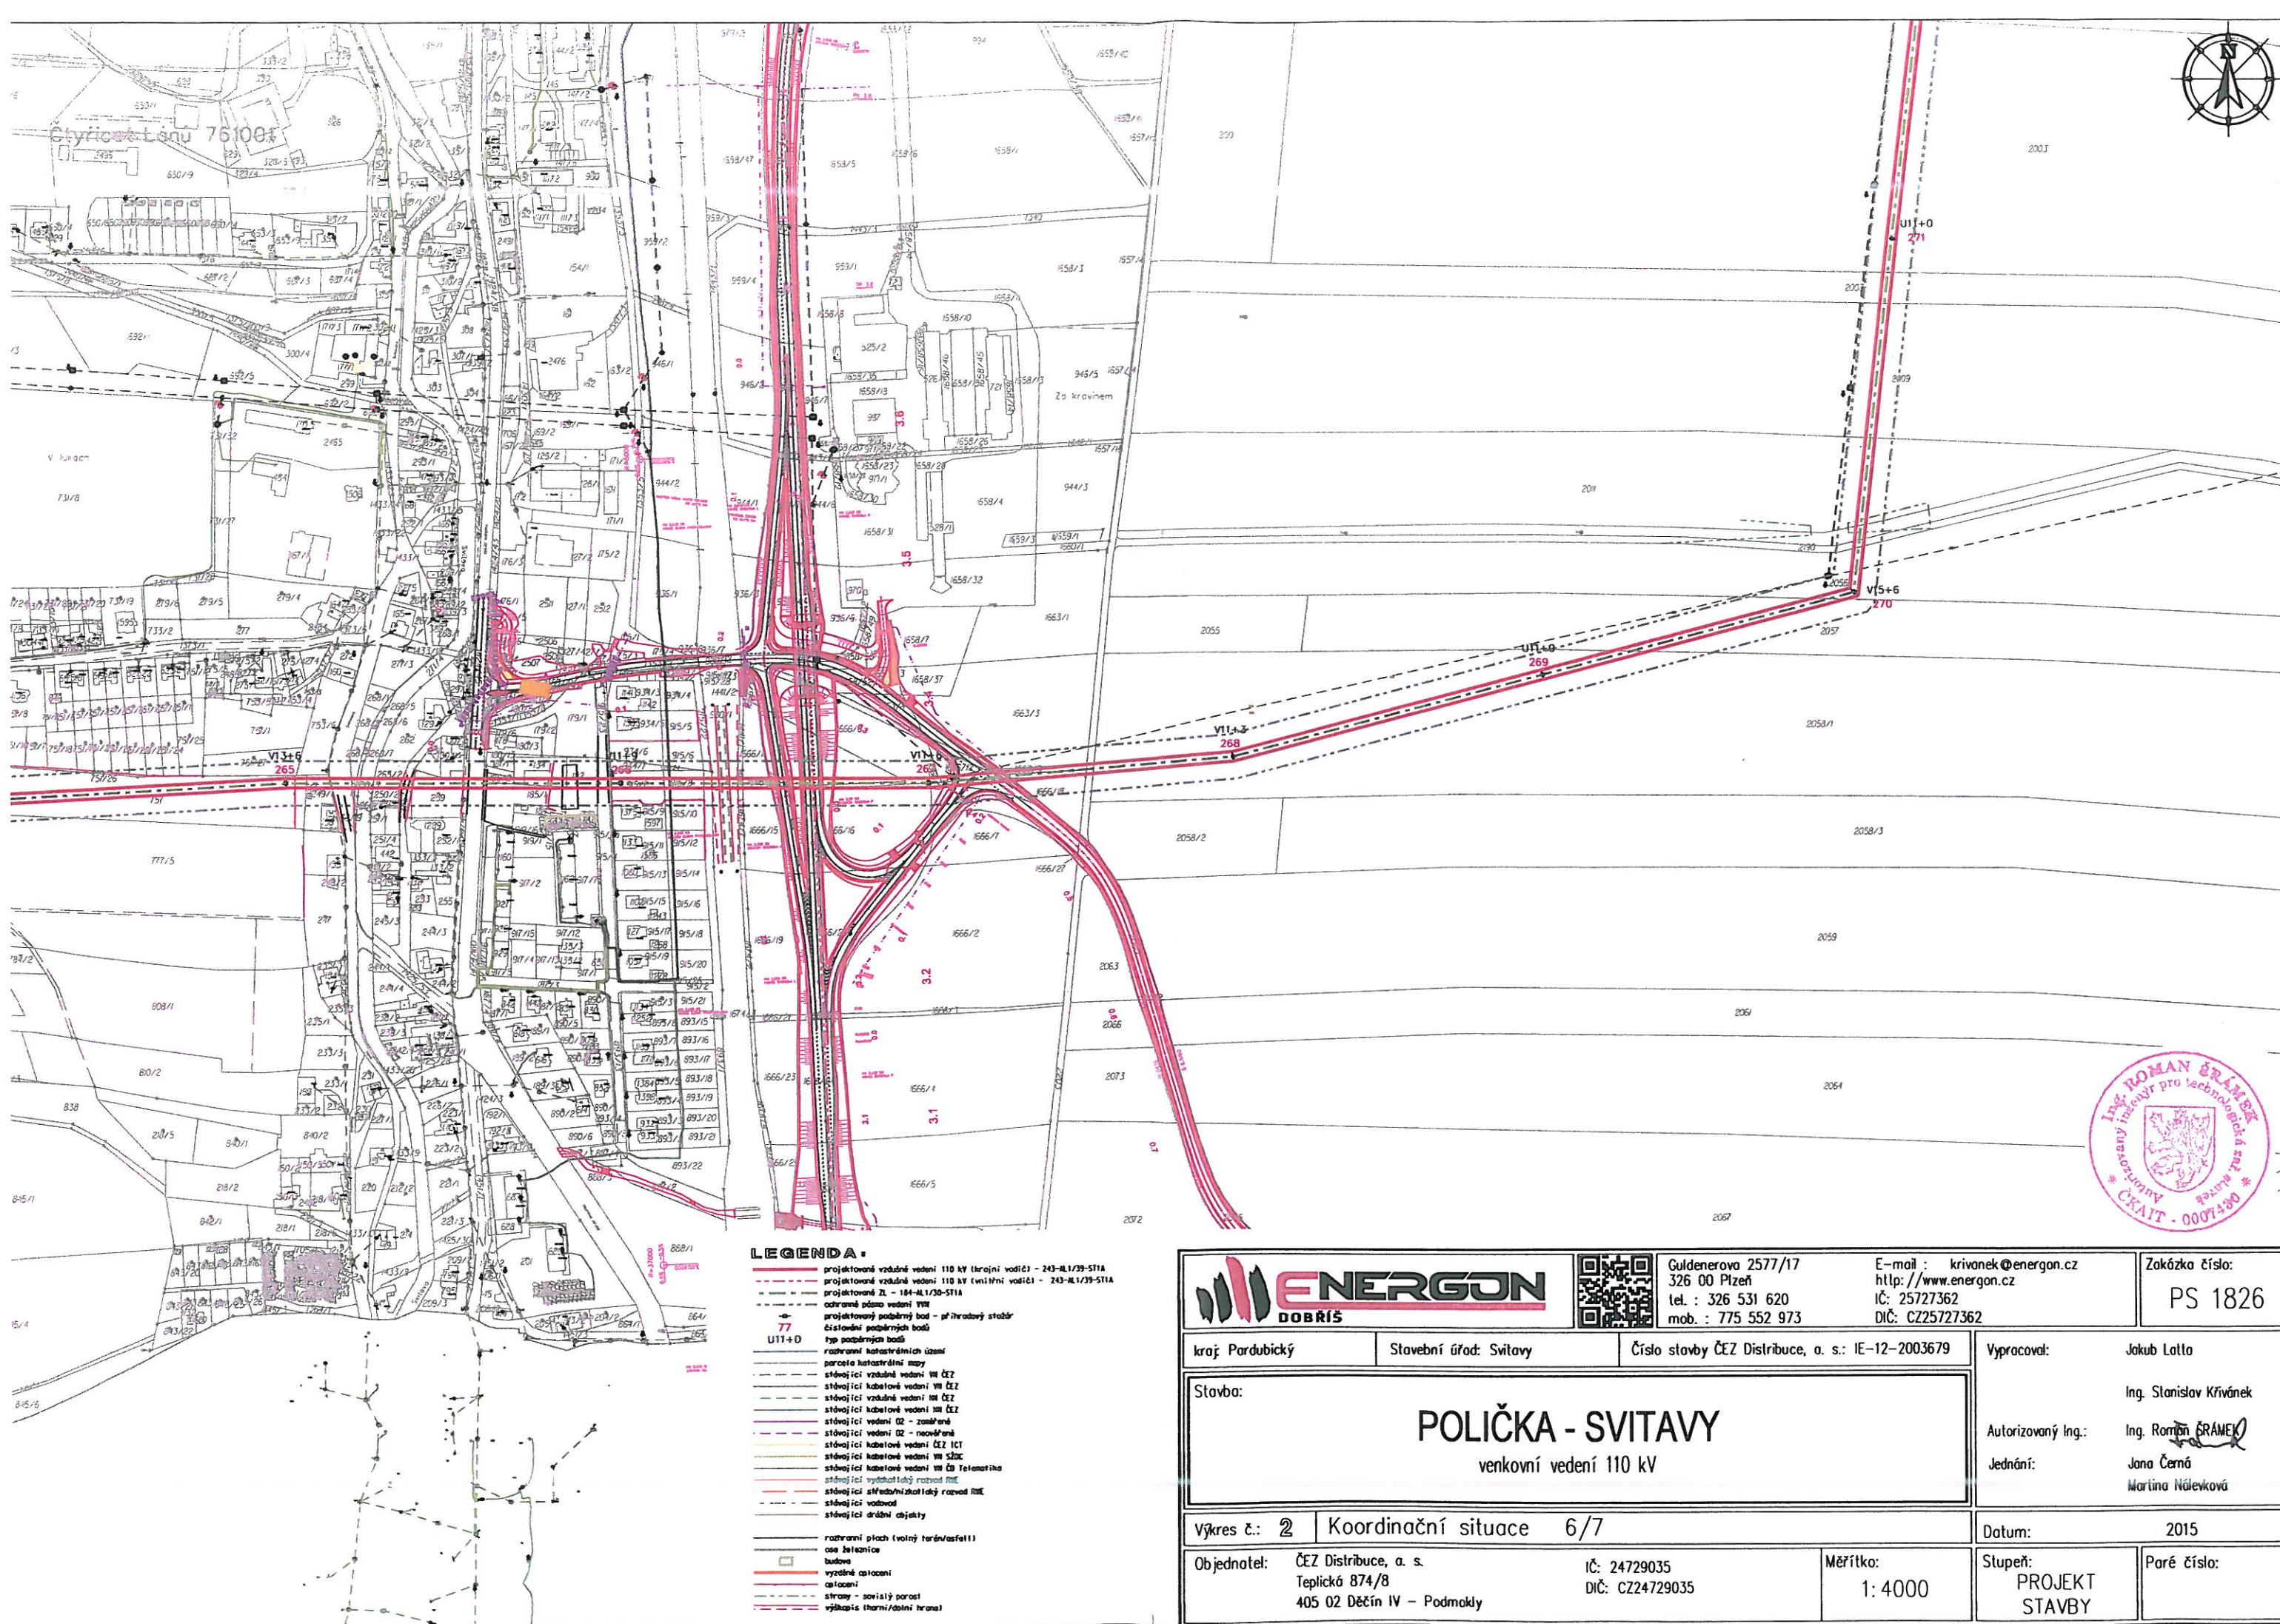

# LEGENDA:

- projektované vzdušné vedení 110 kV (krajní vodič) - 243-M.1/39-511A
- projektované vzdušné vedení 110 kV (vnitřní vodič) - 243-M.1/39-511A
- projektované ZL - 184-M.1/30-511A
- odstranění pásového vedení VII
- projektovaný podpěrný bod - přibližný stávek
- číslování podpěrných bodů
- typ podpěrných bodů
- rozhrazení katastrálního území
- parcela katastrální mapy
- stávající vzdušné vedení III ČEZ
- stávající kabelové vedení III ČEZ
- stávající vzdušné vedení III ČEZ
- stávající kabelové vedení III ČEZ
- stávající vedení II - záměrné
- stávající vedení II - neovládané
- stávající kabelové vedení IČT
- stávající kabelové vedení III SČZ
- stávající kabelové vedení III ČD Telenatika
- stávající výhledový rozvod III
- stávající střední rozvod III
- stávající vodovod
- stávající dráhové objekty
- rozhrazení ploch (volný terén/asfalt)
- osy železnice
- budovy
- výhledové oplotení
- oplotení
- stromy - svislý porost
- výhledové (horní/dolní) hranice



Guldenerova 2577/17  
326 00 Plzeň  
tel. : 326 531 620  
mob. : 775 552 973

E-mail : [krivane@energon.cz](mailto:krivane@energon.cz)  
<http://www.energon.cz>  
IČ: 25727362  
DIČ: CZ25727362

Zakázka číslo:  
PS 1826

kraj: Pardubický

Stavební úřad: Svítavy

Číslo stavby ČEZ Distribuce, a. s.: IE-12-2003679

Vypracoval:

Jakub Látla

Stavba:

## POLIČKA - SVITAVY

venkovní vedení 110 kV

Autorizovaný Ing.:

Ing. Stanislav Krivánek

Ing. Roman ŠRÁMEK

Jednáni:

Jana Černá

Martina Nálevková

Výkres č.: 2

Koordinační situace 6/7

Datum:

2015

Objednatel: ČEZ Distribuce, a. s.  
Teplická 874/8  
405 02 Děčín IV - Podmokly


IČ: 24729035  
DIČ: CZ24729035

Měřítko:  
1:4000



Stupeň:  
PROJEKT  
STAVBY

Paré číslo:



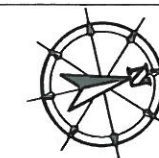

Q

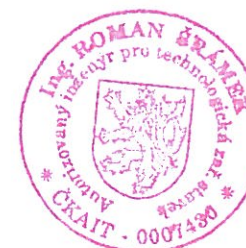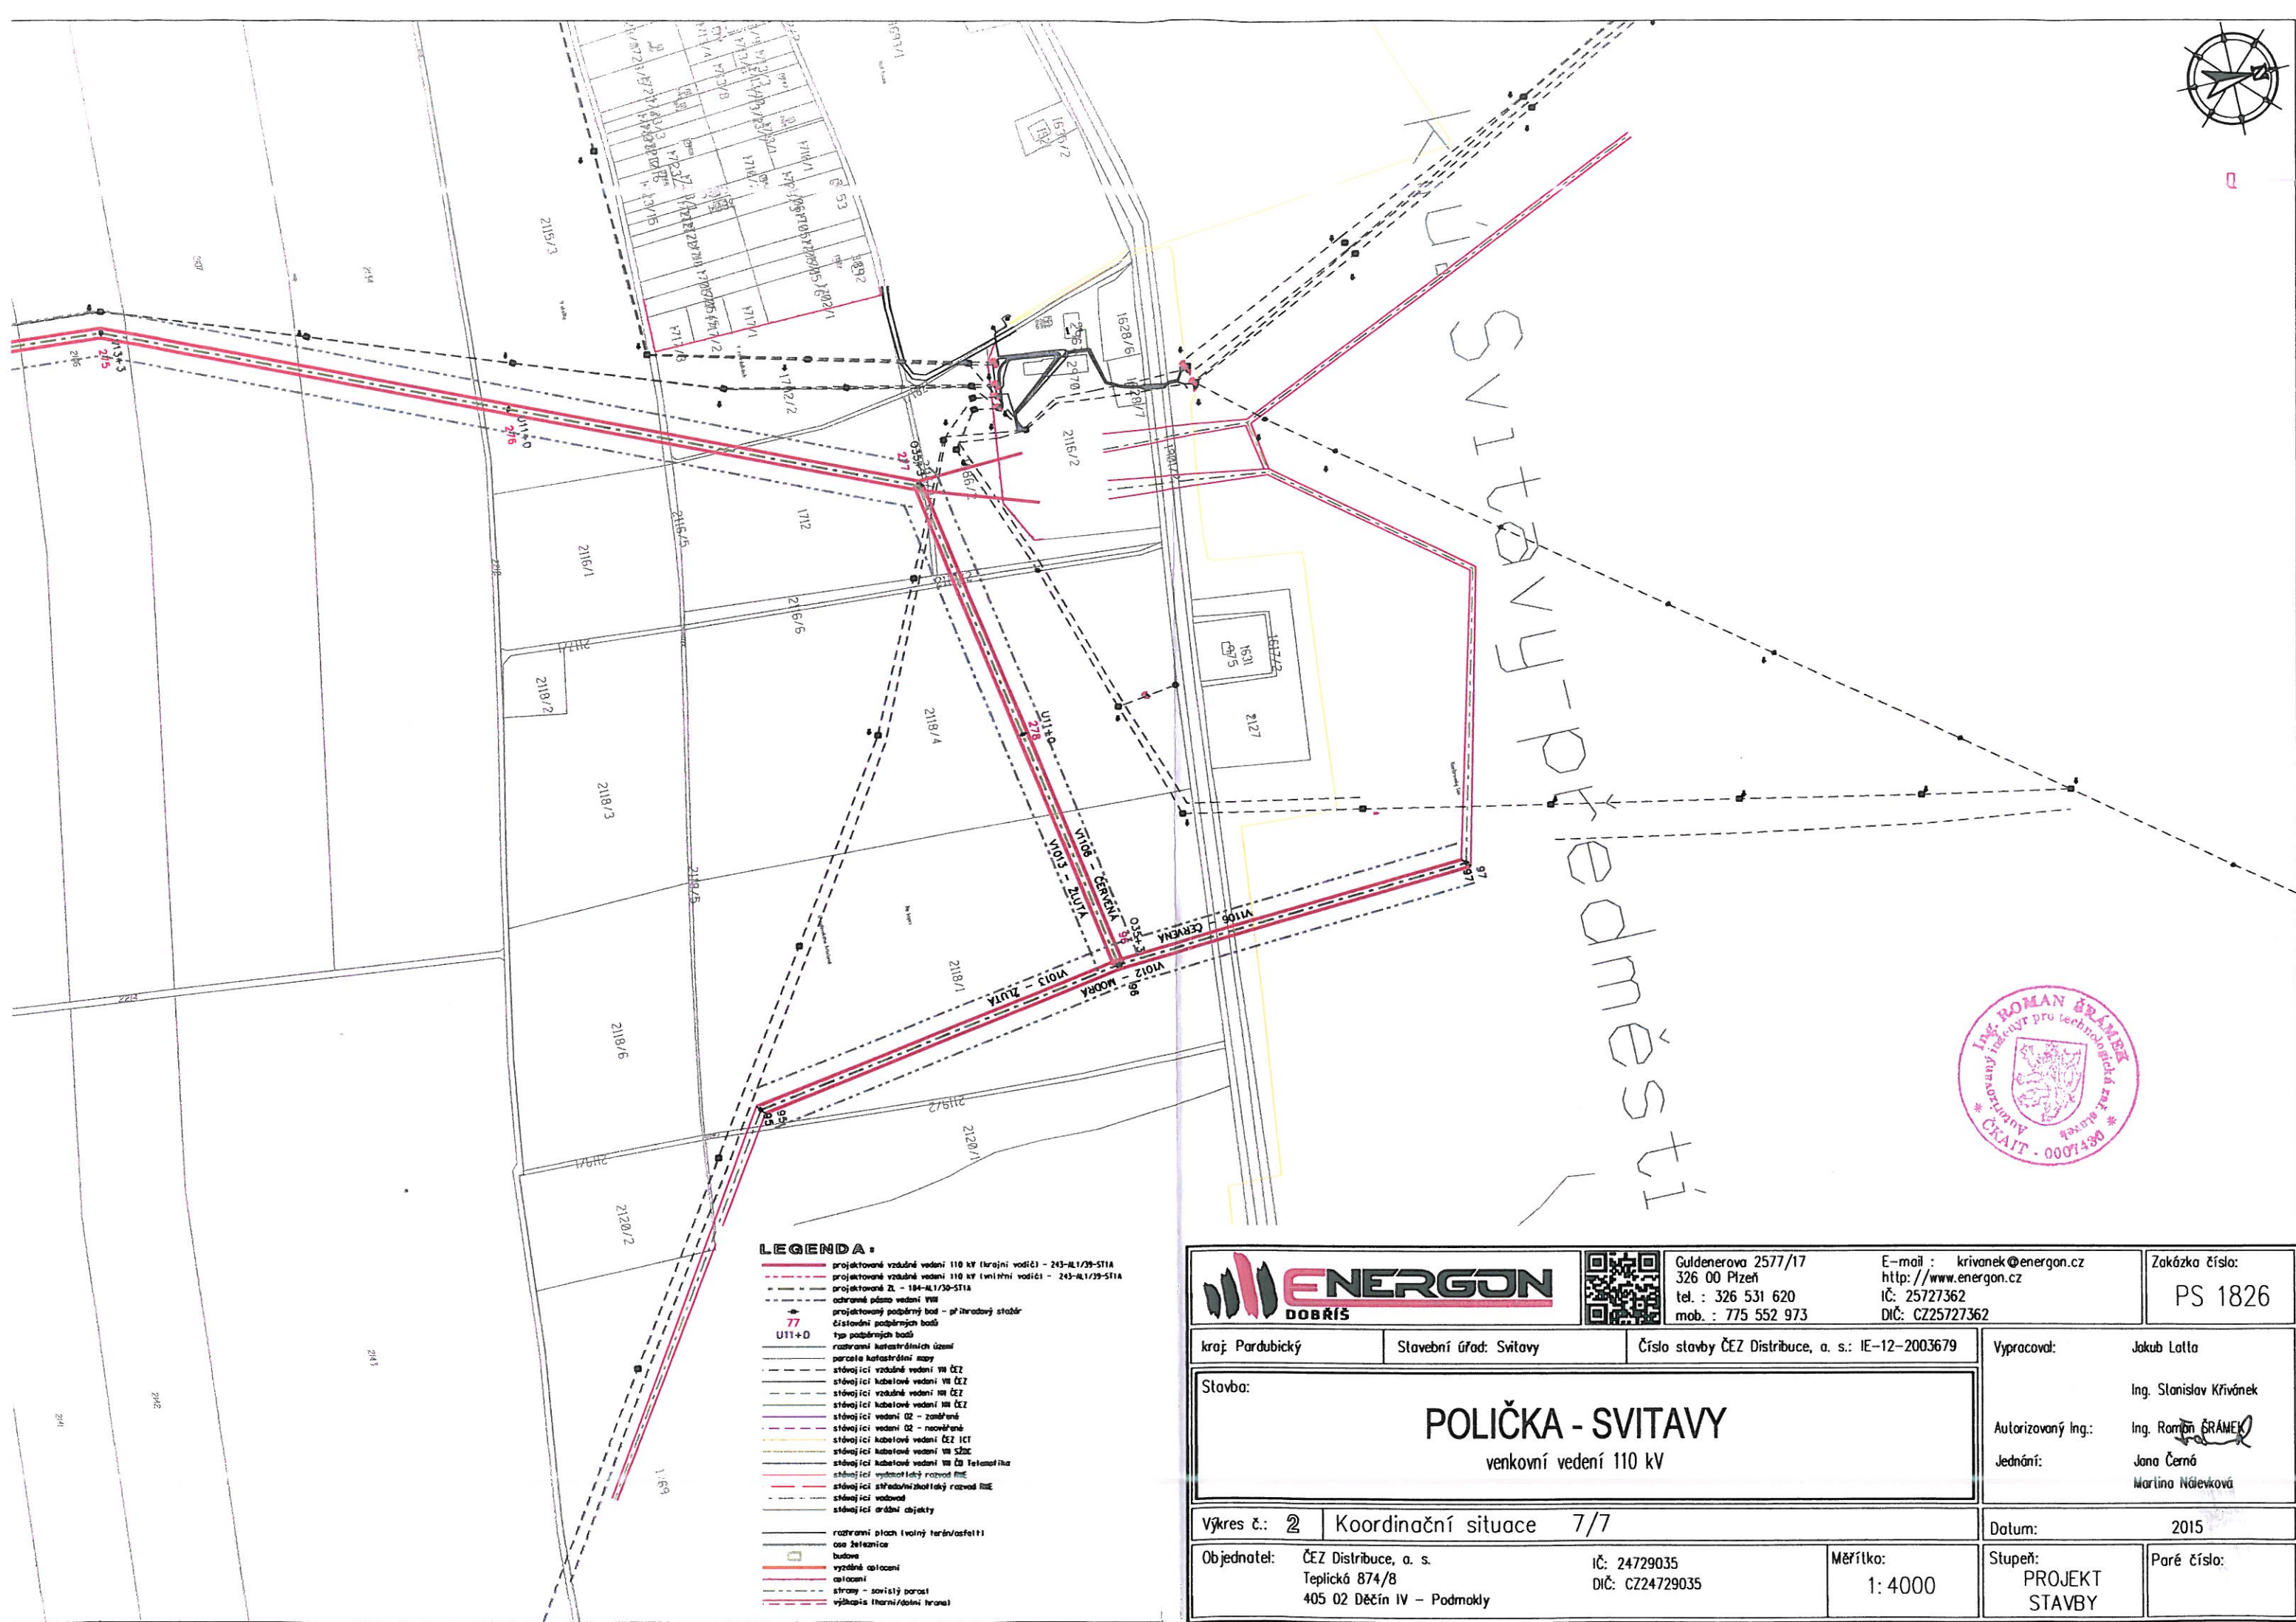

Guldenerova 2577/17  
326 00 Plzeň  
tel. : 326 531 620  
mob. : 775 552 973

E-mail : [krivanek@energon.cz](mailto:krivanek@energon.cz)  
<http://www.energon.cz>  
IČ: 25727362  
DIČ: CZ25727362

Zakázka číslo:  
PS 1826

kraj: Pardubický

Stavební úřad: Svitavy

Číslo stavby ČEZ Distribuce, a. s.: IE-12-2003679

Vypracoval: Jakub Latta

Stavba:

**POLIČKA - SVITAVY**  
venkovní vedení 110 kV

Autorizovaný Ing.: Ing. Stanislav Krivánek

Jednání: Ing. Roman Šrámek

Jana Černá

Martina Náěková

Výkres č.: 2

Koordinační situace 7/7

Datum: 2015

Objednatel: ČEZ Distribuce, a. s.  
Teplická 874/8  
405 02 Děčín IV - Podmokly

IČ: 24729035  
DIČ: CZ24729035

Měřítko:  
1:4000

Stupeň: PROJEKT  
STAVBY

Paré číslo: